

PLANIMETRIA DI INQUADRAMENTO GENERALE
Scala 1:2000

IMMAGINI STATO DI FATTO

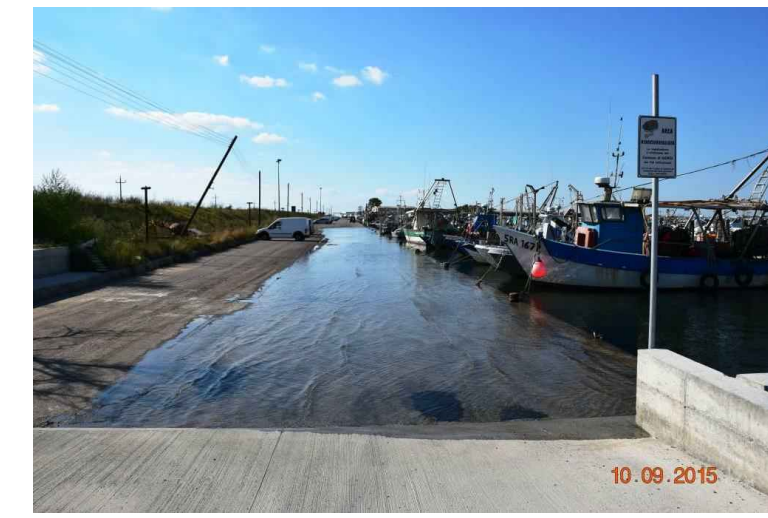


FOTO N°01



FOTO N°02

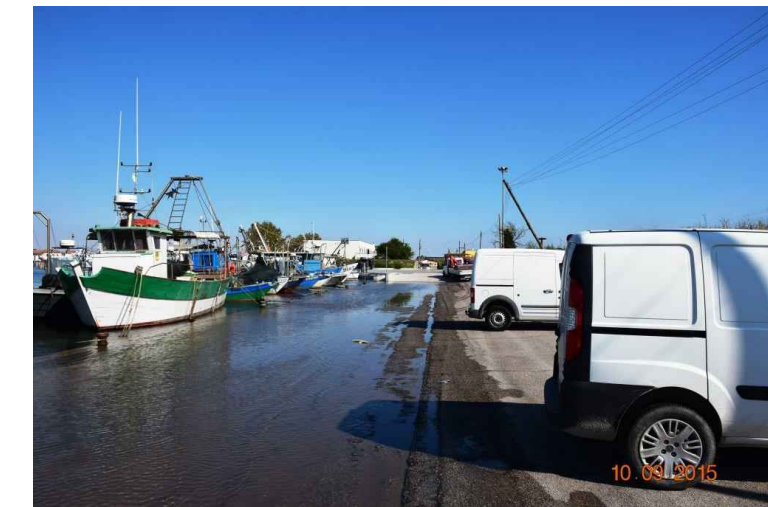


FOTO N°03



FOTO N°04

PROVINCIA DI FERRARA

REGIONE EMILIA-ROMAGNA

COMUNE DI GORO

COMUNE DI GORO

INTERVENTI PER INNALZAMENTO BANCHINA EST PORTO REGIONALE DI GORO

- PROGETTO DEFINITIVO/ESECUTIVO -

PLANIMETRIA GENERALE E FOTO DI INQUADRAMENTO AREA DI CANTIERE					
R.U.P.:	Zappaterra geom. Matteo	PROGETTISTA ARCHITETTONICO e D.L. STUDIO TECNICO <small>PROGETTAZIONE-IDEAZIONE-ESECUZIONE OPERE</small> <small>CORSO MARCONI N. 22/A SCHIACCHI (FE) TEL./FAX: 0532/212341</small> <small>MAIL: INFO@STUDIOQUO.IT PEC: ALESSANDRO.MEZZOGORI@GEOPEL.IT</small> <small>GEOMETRA ALESSANDRO MEZZOGORI</small>			
Collaboratori del R.U.P.:	Lonati geom. Arianna				
	Viviani geom. Antonio Rubis				
PROGETTISTA E D.L. STRUTTURE <small>ing. riccardo casolari</small> <small>via laura bassi veratti 11/2d - 40137 bologna</small> <small>riccardo@piuzem.it - cell 340 97 54 017</small> <small>ORDINE INGEGNERI PROV. DI BOLOGNA N° 7111/A</small> 		PROGETTO IMPIANTI <small>Progetto impianto elettrico:</small> <small>Per. Ing. Rodolfo Papola</small> <small>Progetto impianto antinquinamento:</small> <small>Ing. Alessio Volta</small>			
CSP e CSE <small>geom. Debora Fortini</small> <small>via dei Carriolanti 10 - 44147 - Sant'Agostino (FE)</small> <small>debora.fortini@libero.it - 338 7689849</small> <small>COLLEGIO GEOMETRI FERRARA N°2063</small>		ASSISTENZA ALLA DIREZIONE LAVORI <small>geom. Alessandro Sprocati</small> <small>via Arginone 208/E - 44122 - Ferrara (FE)</small> <small>geomsprocati@libero.it - 335 70 68 403</small> <small>COLLEGIO GEOMETRI FERRARA N°1863</small>			
TAVOLA	Scala	Disegnatore	Revisione	Data	Approvato
07	1:2000	RC	Emissione	20.03.2017	AM