



**SEZIONE B-B (PUNTO DI MINIMA)**  
Scala 1:100

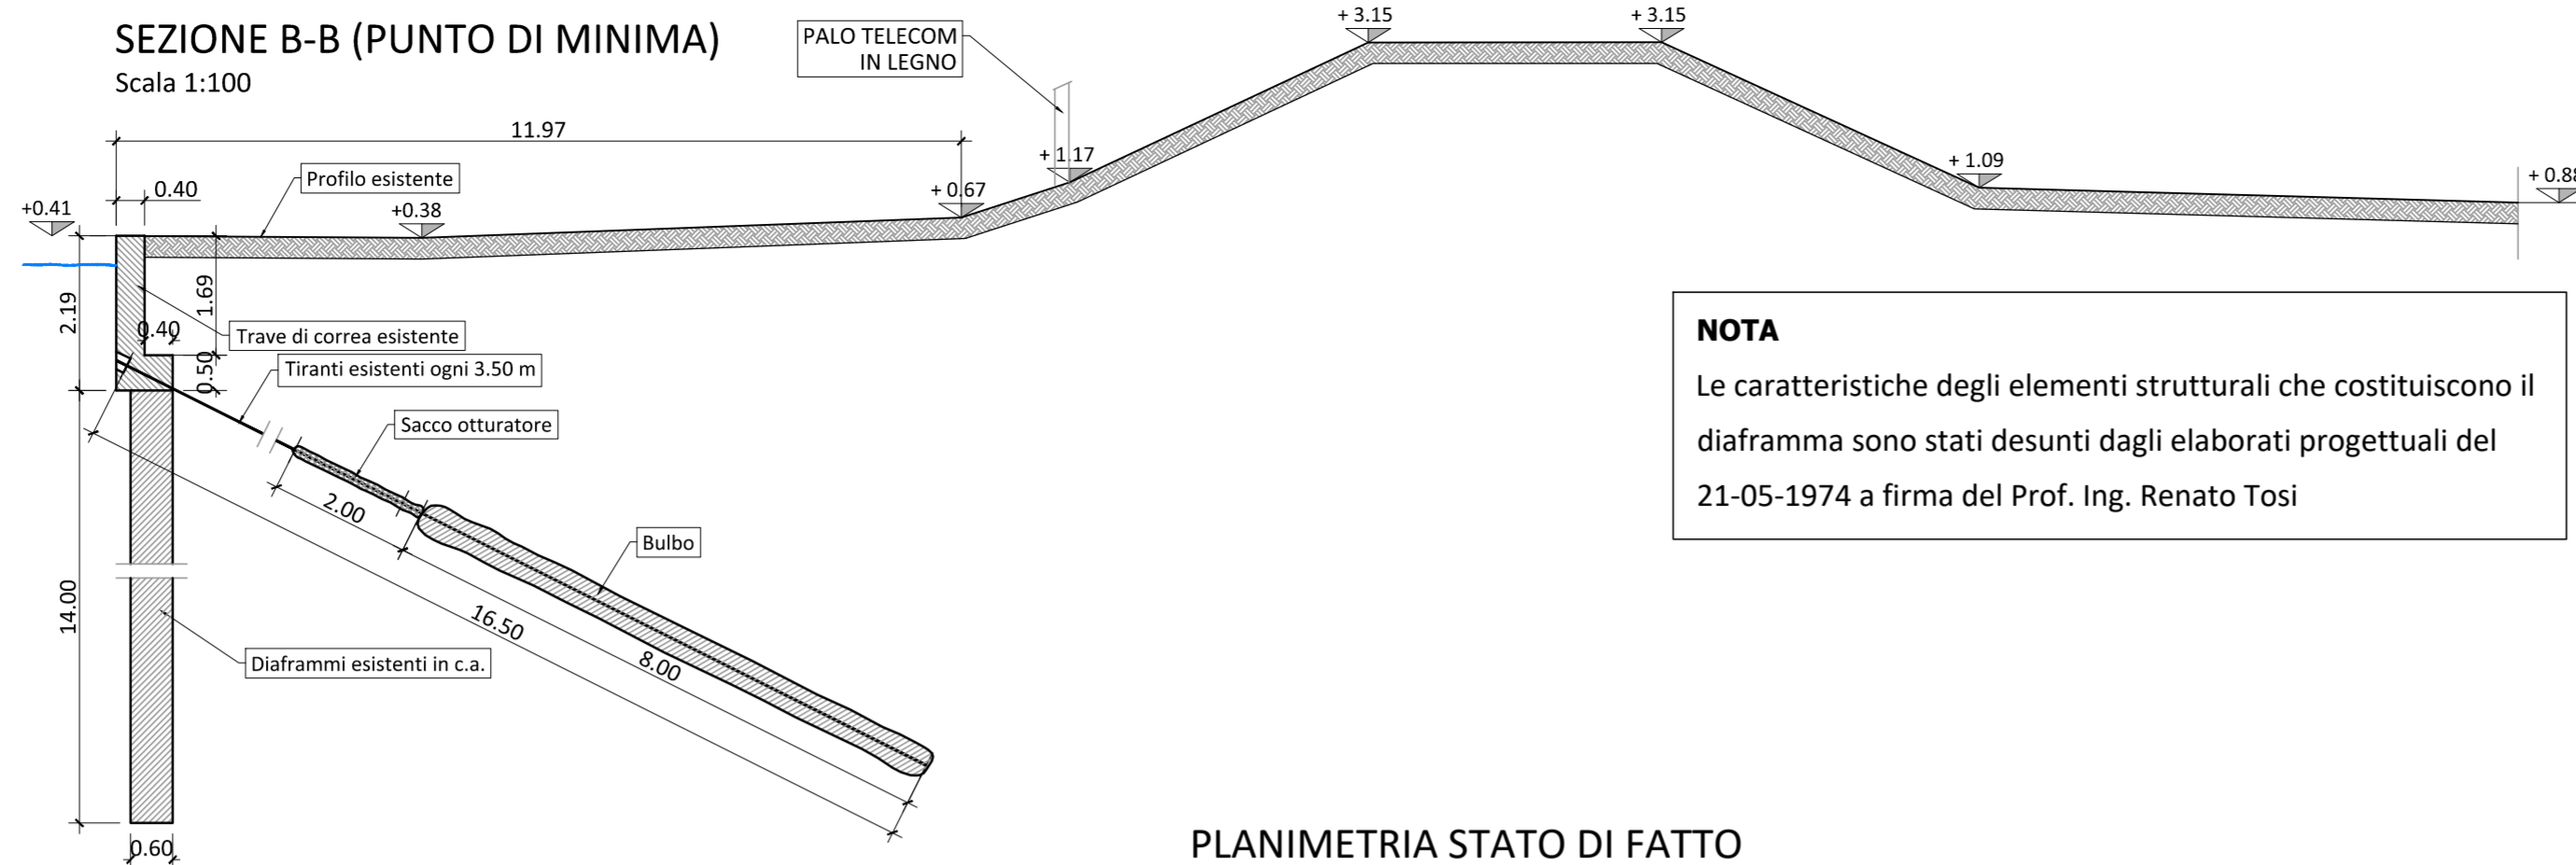


**NOTA**  
Le caratteristiche degli elementi strutturali che costituiscono il diaframma sono stati desunti dagli elaborati progettuali del 21-05-1974 a firma del Prof. Ing. Renato Tosi

**INQUADRAMENTO INTERVENTO**  
Scala 1:5000

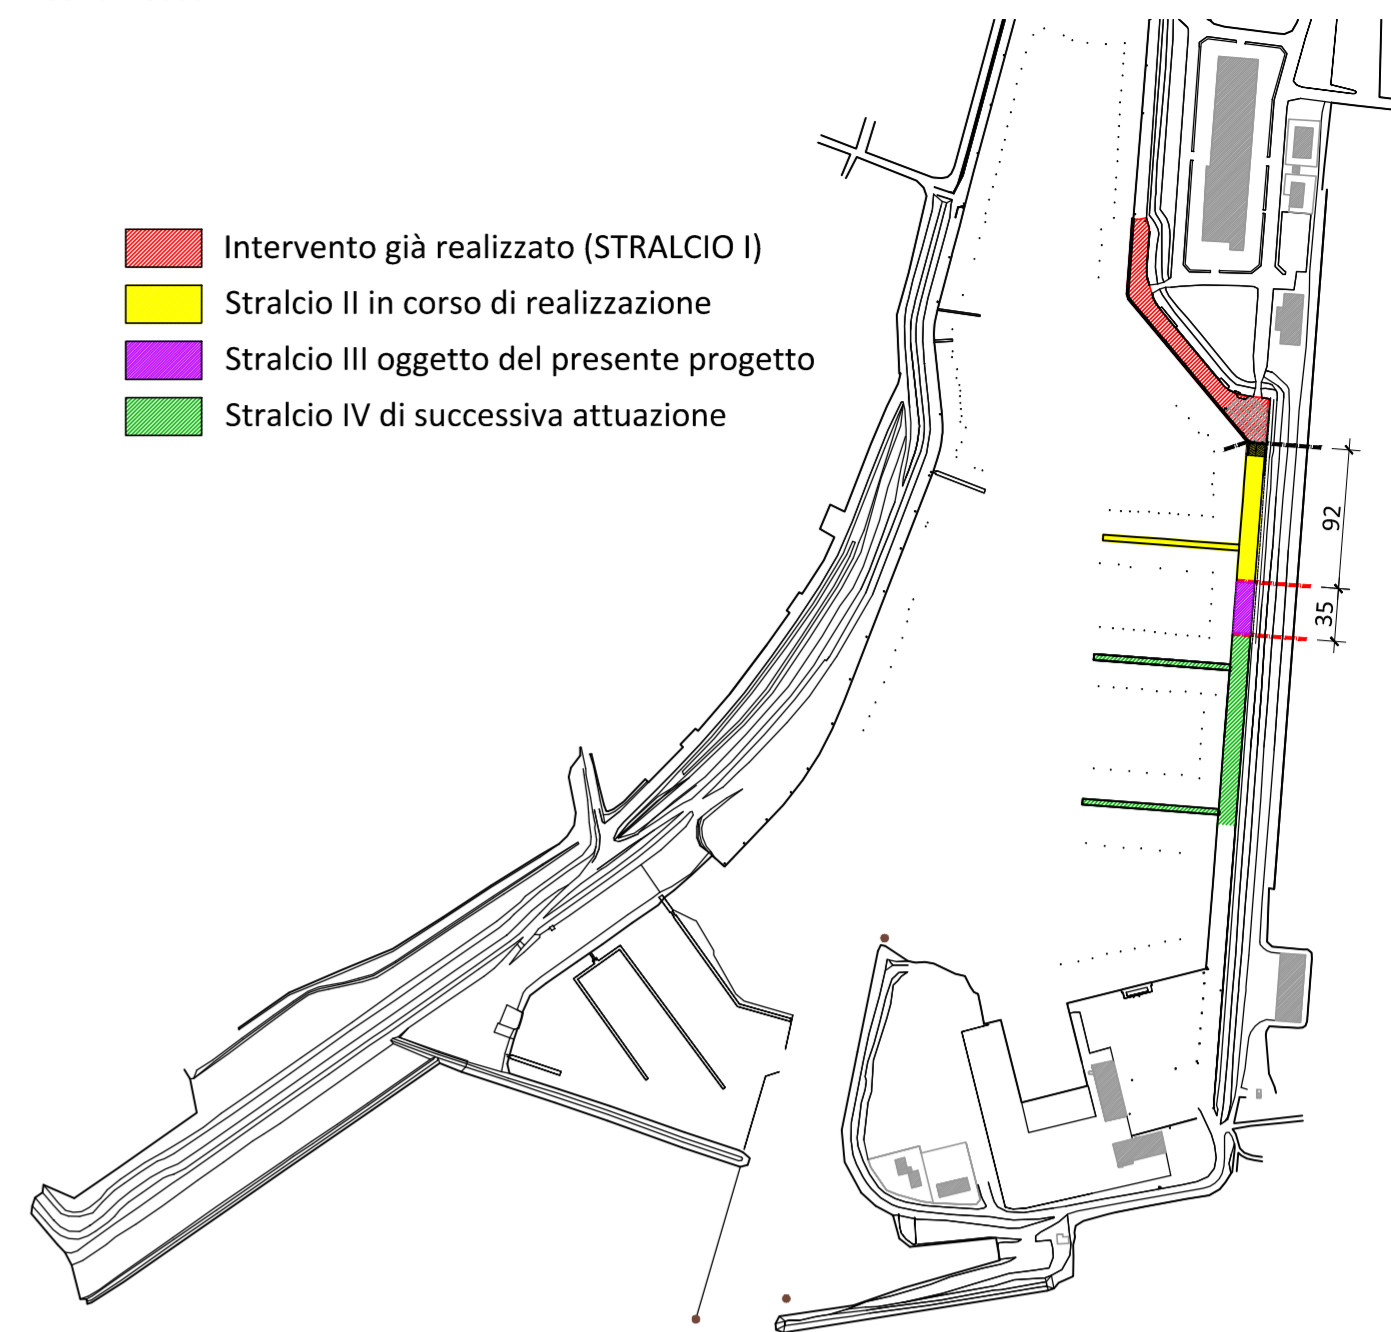

- Intervento già realizzato (STRALCIO I)
- Stralcio II in corso di realizzazione
- Stralcio III oggetto del presente progetto
- Stralcio IV di successiva attuazione

**PLANIMETRIA STATO DI FATTO**  
Scala 1:200

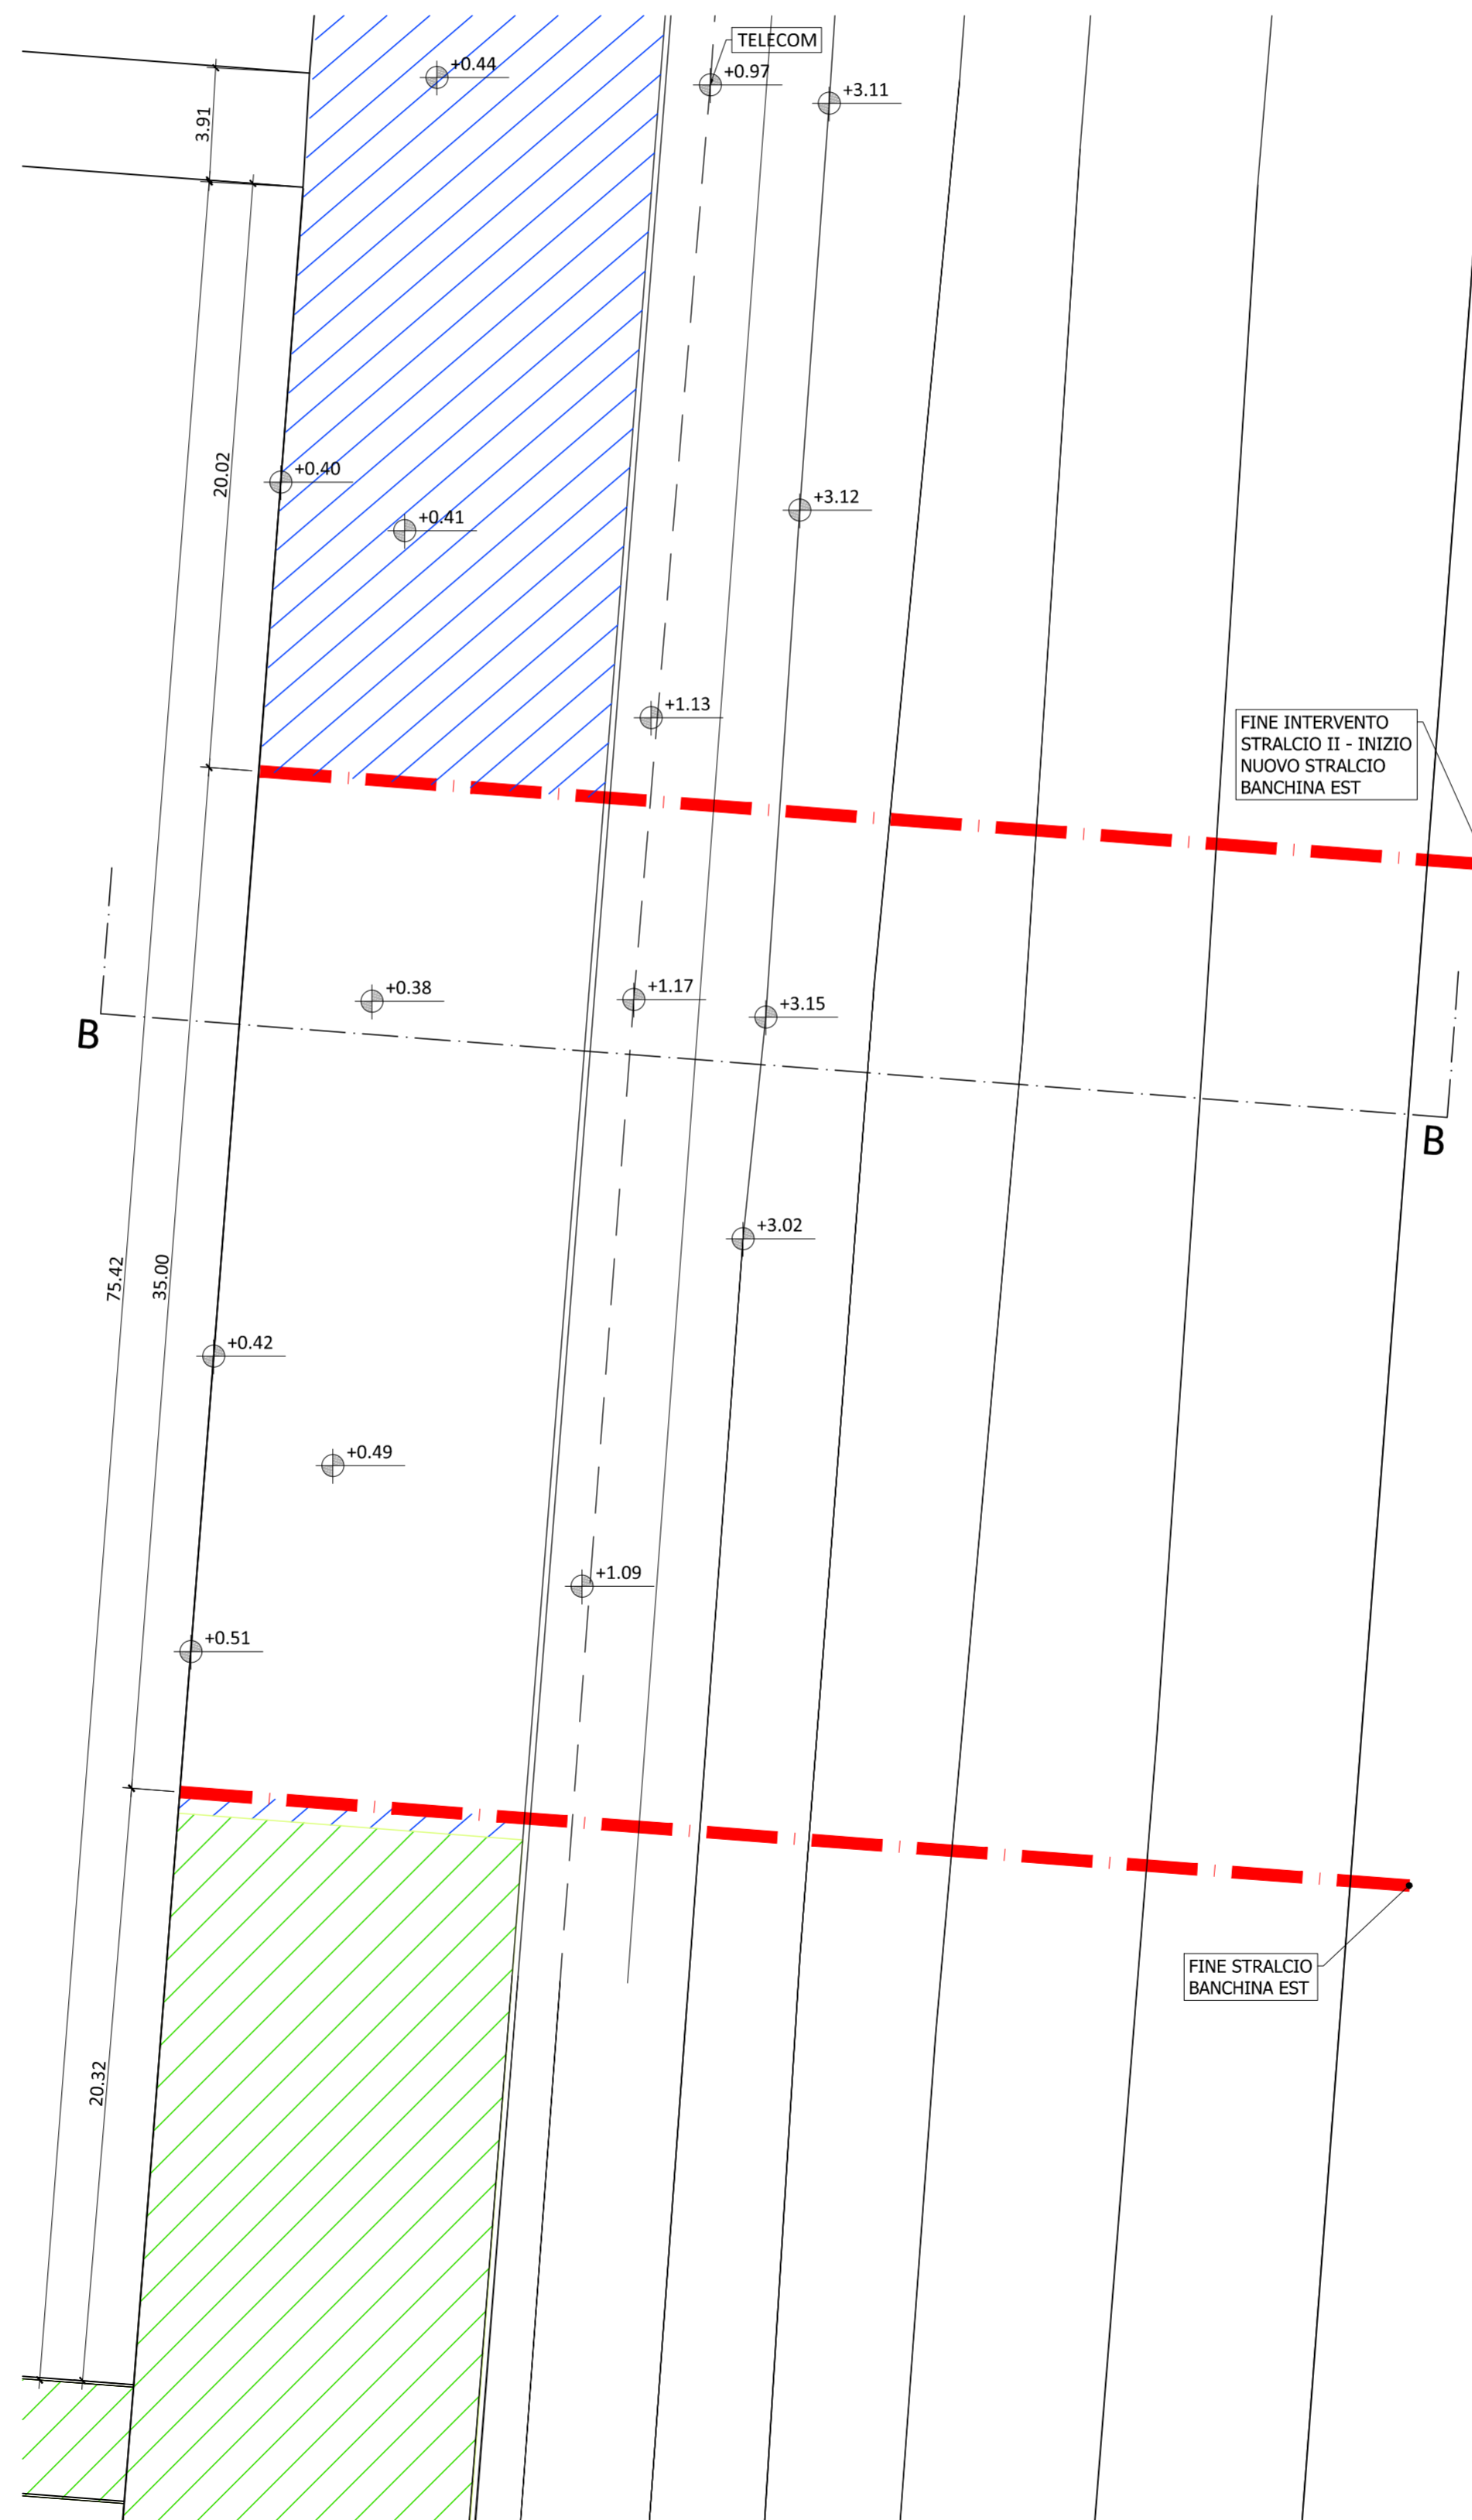


FINE INTERVENTO STRALCIO II - INIZIO NUOVO STRALCIO BANCHINA EST

FINE STRALCIO BANCHINA EST

**PLANIMETRIA STATO DI FATTO**  
Scala 1:1000

- LEGENDA**
- Quota banchina da +0.48 a +0.35
  - Quota banchina da +0.67 a +0.73

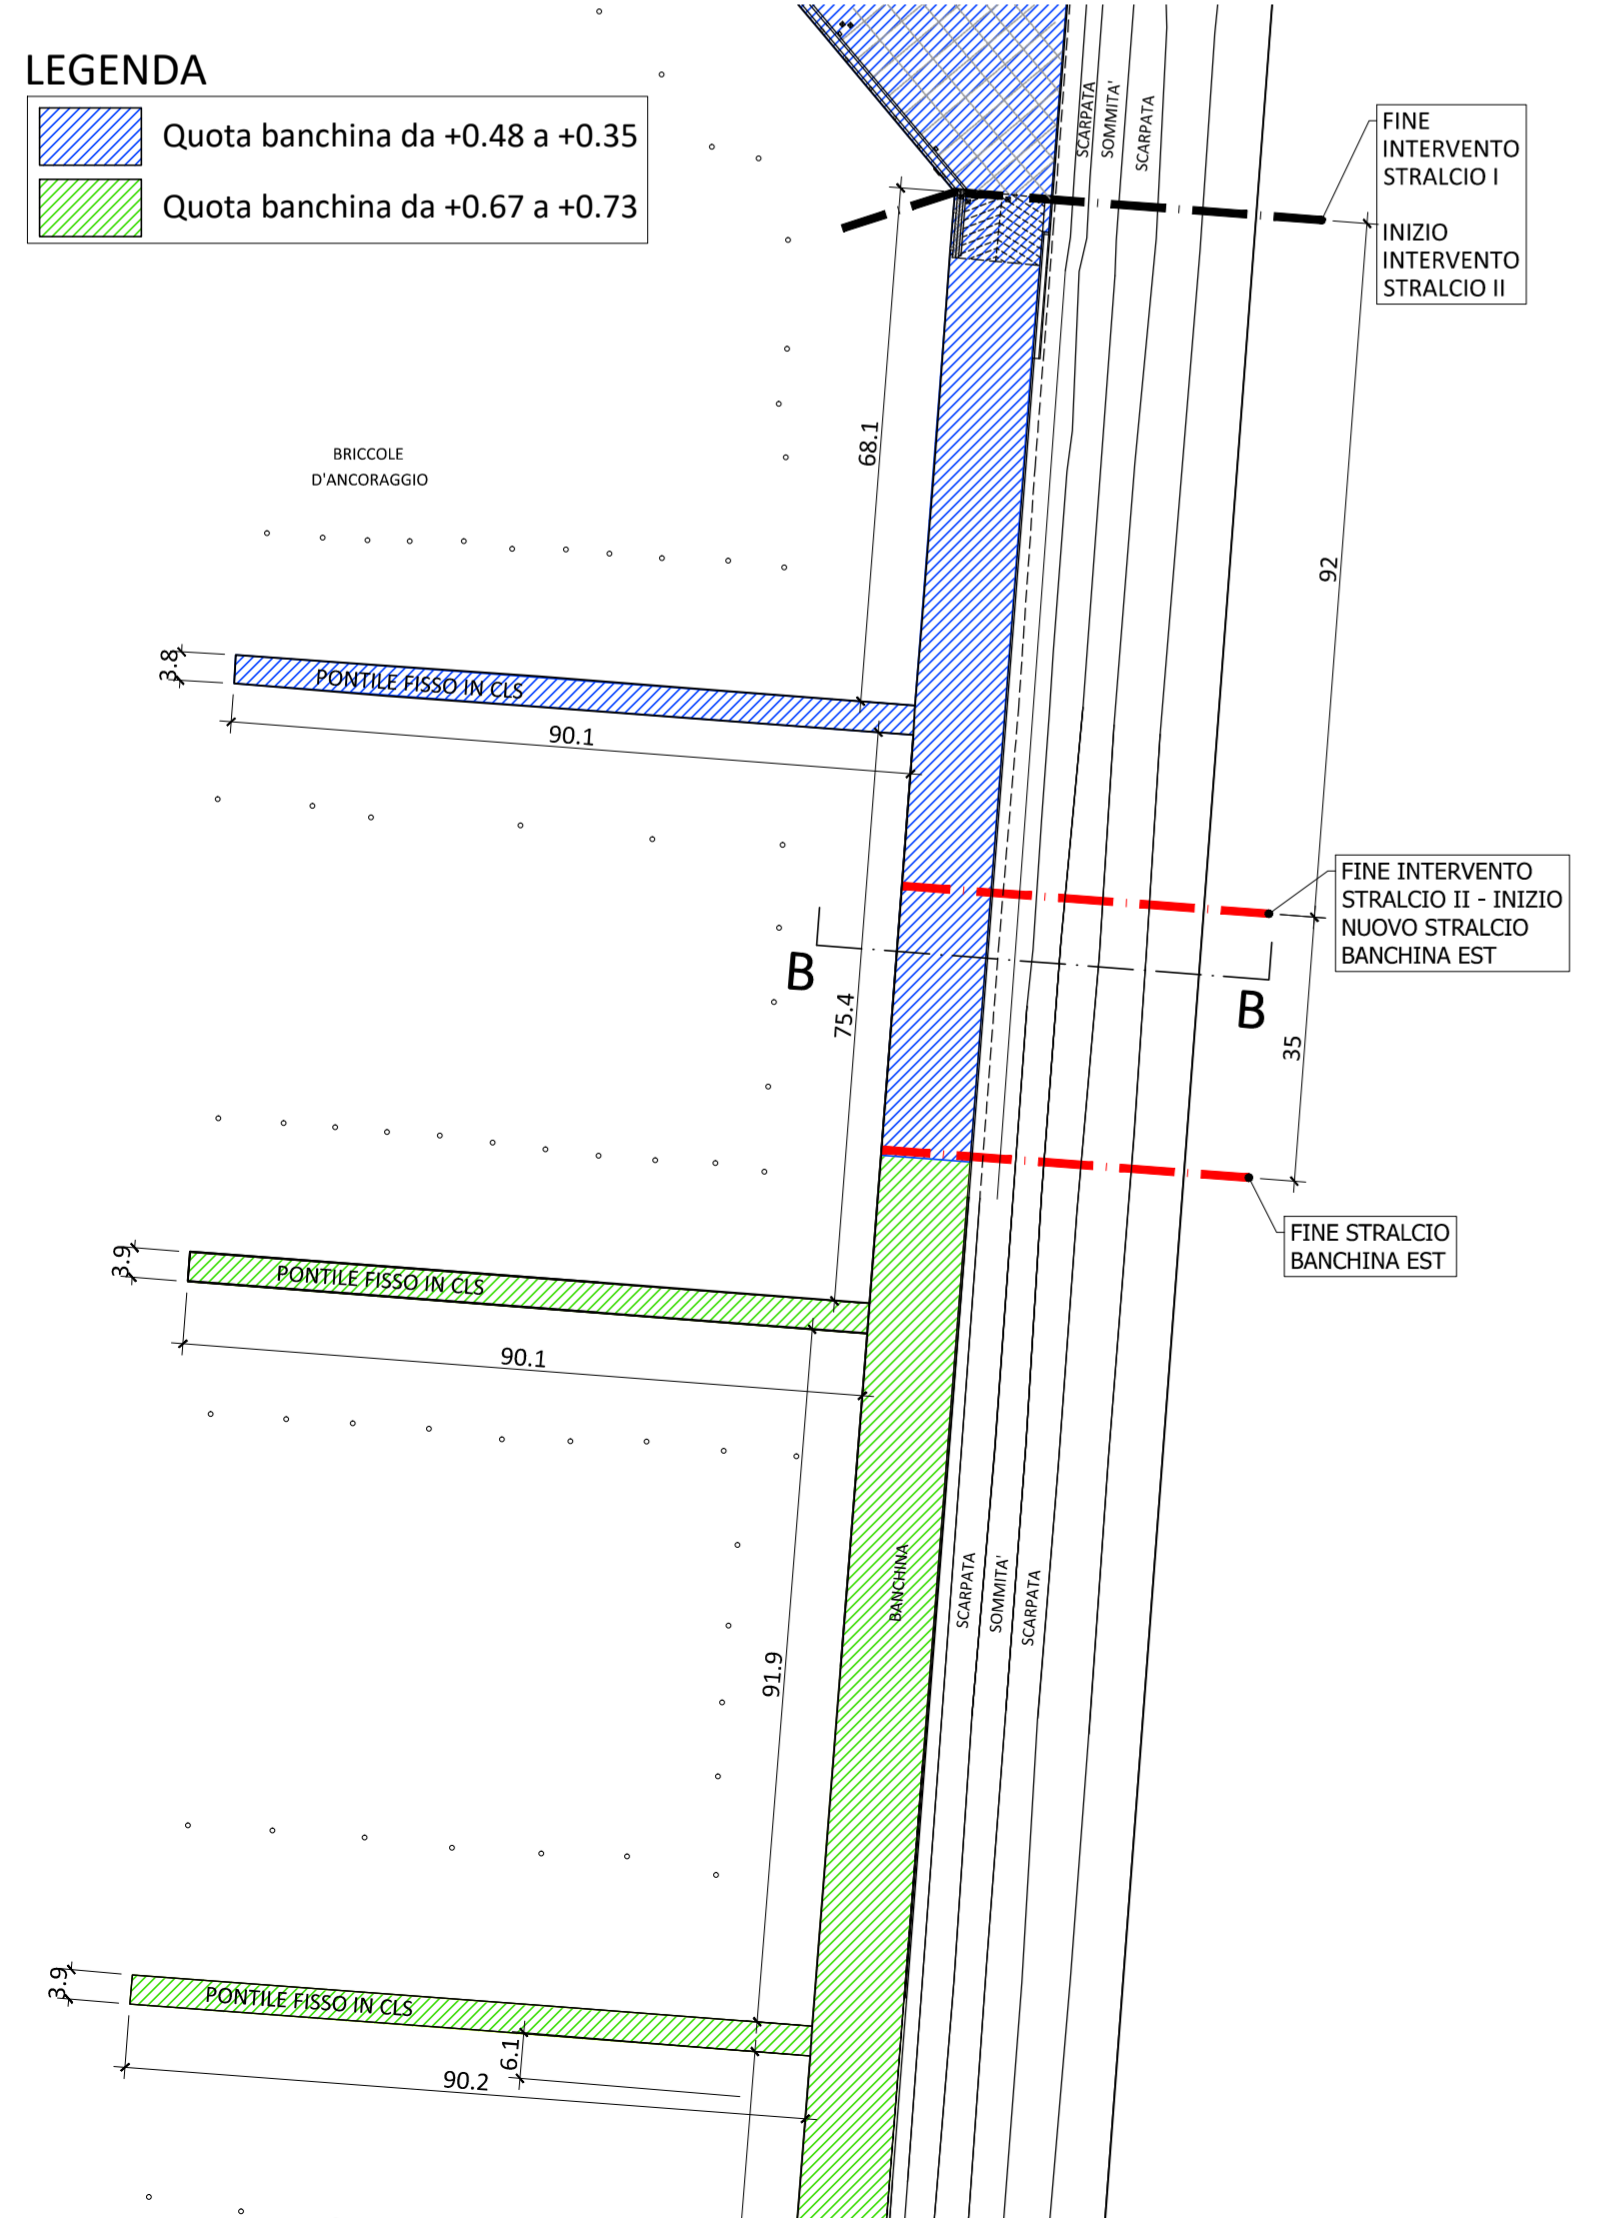

**COMUNE DI GORO**

**INTERVENTI PER INNALZAMENTO BANCHINA EST PORTO REGIONALE DI GORO**  
**- PROGETTO DEFINITIVO/ESECUTIVO -**

STATO DI FATTO - PIANTE E SEZIONI					
<b>R.U.P.:</b> Zappaterra geom. Matteo <b>Collaboratori del R.U.P.:</b> Lonati geom. Arianna Viviani geom. Antonio Rubis		<b>PROGETTISTA ARCHITETTONICO e D.L. STUDIO TECNICO</b> PROGETTAZIONE-IDEAZIONE-ESECUZIONE OPERE CORSO MAZZINI N. 29/A - CODACCHIO (FE) TEL./FAX. 0533/913341 MAIL: INFO@STUDIO-TECNICO.IT P.E.C.: ALEBRANDINO@STUDIO-TECNICO.IT GIOHNETTA ALESSANDRO MEZZADINI			
<b>PROGETTISTA E D.L. STRUTTURE</b> Ing. Riccardo Casolari Via Laura Bassi Veratti 11/26 - 40137 Bologna riccardo@pizzeni.it - cell 340 97 54 017 ORDINE INGEGNERI PROV. DI BOLOGNA N° 7111/A		<b>PROGETTO IMPIANTI</b> Progetto impianto elettrico: Pini Ing. Roberto Papola Progetto impianto antincendio: Ing. Asseso Volta			
<b>CSP e CSE</b> geom. Debora Fortini Via dei Carriolanti 10 - 44147 - Sant'Agostino (FE) debora.fortini@libero.it - 338 7689849 COLLEGIO GEOMETRI FERRARA N° 2063		<b>ASSISTENZA ALLA DIREZIONE LAVORI</b> geom. Alessandro Spracati Via Argimone 208/E - 44122 - Ferrara (FE) geom.spracati@libero.it - 335 70 68 403 COLLEGIO GEOMETRI FERRARA N° 1863			
<b>TAVOLA</b>	<b>Scala</b>	<b>Disegnatore</b>	<b>Revisione</b>	<b>Data</b>	<b>Approvato</b>
08	VARIE - INDICATA	RC	Emissione	20.03.2017	AM