


LEGENDA

DISTRIBUZIONE

N. EPU	SIMBOLO	DESCRIZIONE
		QUADRO ELETTRICO
		MONTANTE SALITA/DISEESA CANALI PORTACABLI
		SALITA/DISEESA IN TUBO ISOLANTE RIGIDO DI TIPO MEDIO
		SALITA/DISEESA IN PARTE IN MURATURA O CARTONGESSO IN TUBO ISOLANTE FLESSIBILE DI TIPO MEDIO E IN PARTE IN C.S. IN TUBO PVC FLESSIBILE AUTOPROTELTANTE

IMPIANTO FONIA-DATI

N. EPU	SIMBOLO	DESCRIZIONE
EL13.4.2		PRESA DATI RJ45 cat.6
EL13.5		PRESA DATI RJ45 cat.6 IP 55
		PREDISPOSIZIONE TUBAZIONI VISITE WIRELESS IP 55 NEL CONTROSPARTITO
		PUNTO DI ALLACCIAMENTO PORTA CONTROLLATA CON CAVO UTP cat.6 (PREDISPOSIZIONE)
EL6.17		BLOCCO PRESSE DA INCASSO PER POSTAZIONE DI LAVORO: +2 PRESSE 2x10/16A+1 + +4 PRESSE SCHIARO 2x10/16A + +3 PRESSE RJ45 CAT.6 + +1 INTERF. AUTOMATICO 2x4EA
		BLOCCO PRESSE PER BANCONE PER POSTAZIONE DI LAVORO: +2 PRESSE 2x10/16A+1 + +4 PRESSE SCHIARO 2x10/16A + +3 PRESSE RJ45 CAT.6 + +1 INTERF. AUTOMATICO 2x4EA
EL13.6		PUNTO PRESA TELEFONO PUBBLICO
EL13.3		RACK GENERALE GESTIONE T + TD
EL13.2		RACK DI PIANO T + TD
		RACK MEDICALE
EL7.22		TRAVE TESTALETTO CAMERA DI DEGENZA
		TRAVE TESTALETTO PER TERAPIA INTENSIVA

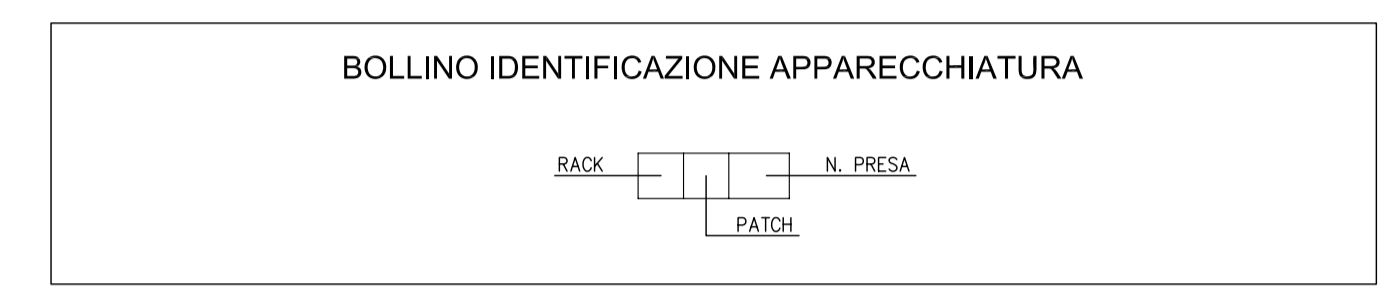

REV	DATA	OGGETTO DELLA REVISIONE	% Revisionata
0	28-10-2011	EMMISSIONE ELABORATO	100 %
1	19-12-2011	REVISIONE PER AGGIORNAMENTO SCALE	5 %
2	11-09-2012	REVISIONE PERIZIA 4 E MODIFICA PRESSE DATI DEGENZE	20 %
3	25-03-2013	REVISIONE PERIZIA 5 S.M.	30 %
4	28-02-2014	AS-BUILT	40 %
5	31-07-2014	REVISIONE	10 %
6			
7			

SERVIZIO SANITARIO REGIONALE EMILIA-ROMAGNA
Azienda Ospedaliera - Università di Bologna

Polispecialistico S. Orsola-Malpighi

ALMA MATER STUDIORUM UNIVERSITÀ DI BOLOGNA

- INTERVENTO I/C "POLO CARDIOVASCOLARE" (PROGRAMMA AREA METROPOLITANA);
- INTERVENTO L/18 "REALIZZAZIONE DEL POLO CARDIOVASCOLARE" (PROGRAMMA REGIONALE ALLEGATO L - DELIBERA DI ASSEMBLEA LEGISLATIVA N. 263 DEL 27 OTTOBRE 2009);
- INTERVENTO M. 13 "REALIZZAZIONE DEL POLO CARDIO-TORACO-VASCOLARE" (PROGRAMMA REGIONALE ALLEGATO M - DELIBERA DI ASSEMBLEA LEGISLATIVA N. 29 DEL 6 DICEMBRE 2010);
- INTERVENTO AP 33 "COMPLETAMENTO DELLE AREE DESTINATE A DIAGNOSTICA, SALE OPERATORIE, DEGLI SPAZI DI SUPPORTO E DI ACCOGLIENZA DEL POLO CARDIO-TORACO-VASCOLARE" - EDIFICIO CORPO F / G

DIRETTORE GENERALE DOTT. SERGIO VENTURINI	DIRETTORE SANITARIO DOTT. MARCO CAVALLI	RESPONSABILE DIREZIONE, PROGETTAZIONE, SVILUPPO, INVESTIMENTI ING. DANIELA PEDRINI
--	--	---

UFFICIO DIREZIONE LAVORI:
 CAPOGRUPPO DIREZIONE LAVORI: PROF. ING. GIANNI FLUCCIA
 DIRETTORE DEI LAVORI C/SE: ARCH. MARCO REZZOLI
 DIRETTORE OPERATIVO DELLE STRUTTURE: ING. ALDO BARBERI
 DIRETTORE OPERATIVO IMPIANTI MECCANICI: ARCH. DEBORAH FELICIANO
 DIRETTORE OPERATIVO IMPIANTI ELETTRICI: ING. LUCIANO ZANINI

IMPRESA APPALTATRICE ED ESECUTRICE:
 RAGGRUPPAMENTO TEMPORANEO DI IMPRESE
MANDANTE:
STRABAG **GEDI** **CSBUSI**
 CONSORZIO STABILE EURI

PROGETTAZIONE IMPIANTI ELETTRICI:
 IMET PROJECT

PROGETTAZIONE IMPIANTI TECNOLOGICI:
 BACCIOCCHI

L'IMPRESA:
 LA DIREZIONE LAVORI:
 PROF. ING. GIANNI FLUCCIA ING. LUCIANO ZANINI
 ARCH. MARCO REZZOLI P.I. GIACOMO PARENTI
 ING. ALDO BARBERI

AS-BUILT

SCALA: 1:100 DATA: 28-10-2011 FASE:	OGGETTO: TAVOLA ALI A-B-C-D-E IMPIANTO FONIA-DATI PIANTA PIANO SECONDO	ELABORATO: E.18.d REVISIONE: DEL: 31-07-2014
---	--	--