

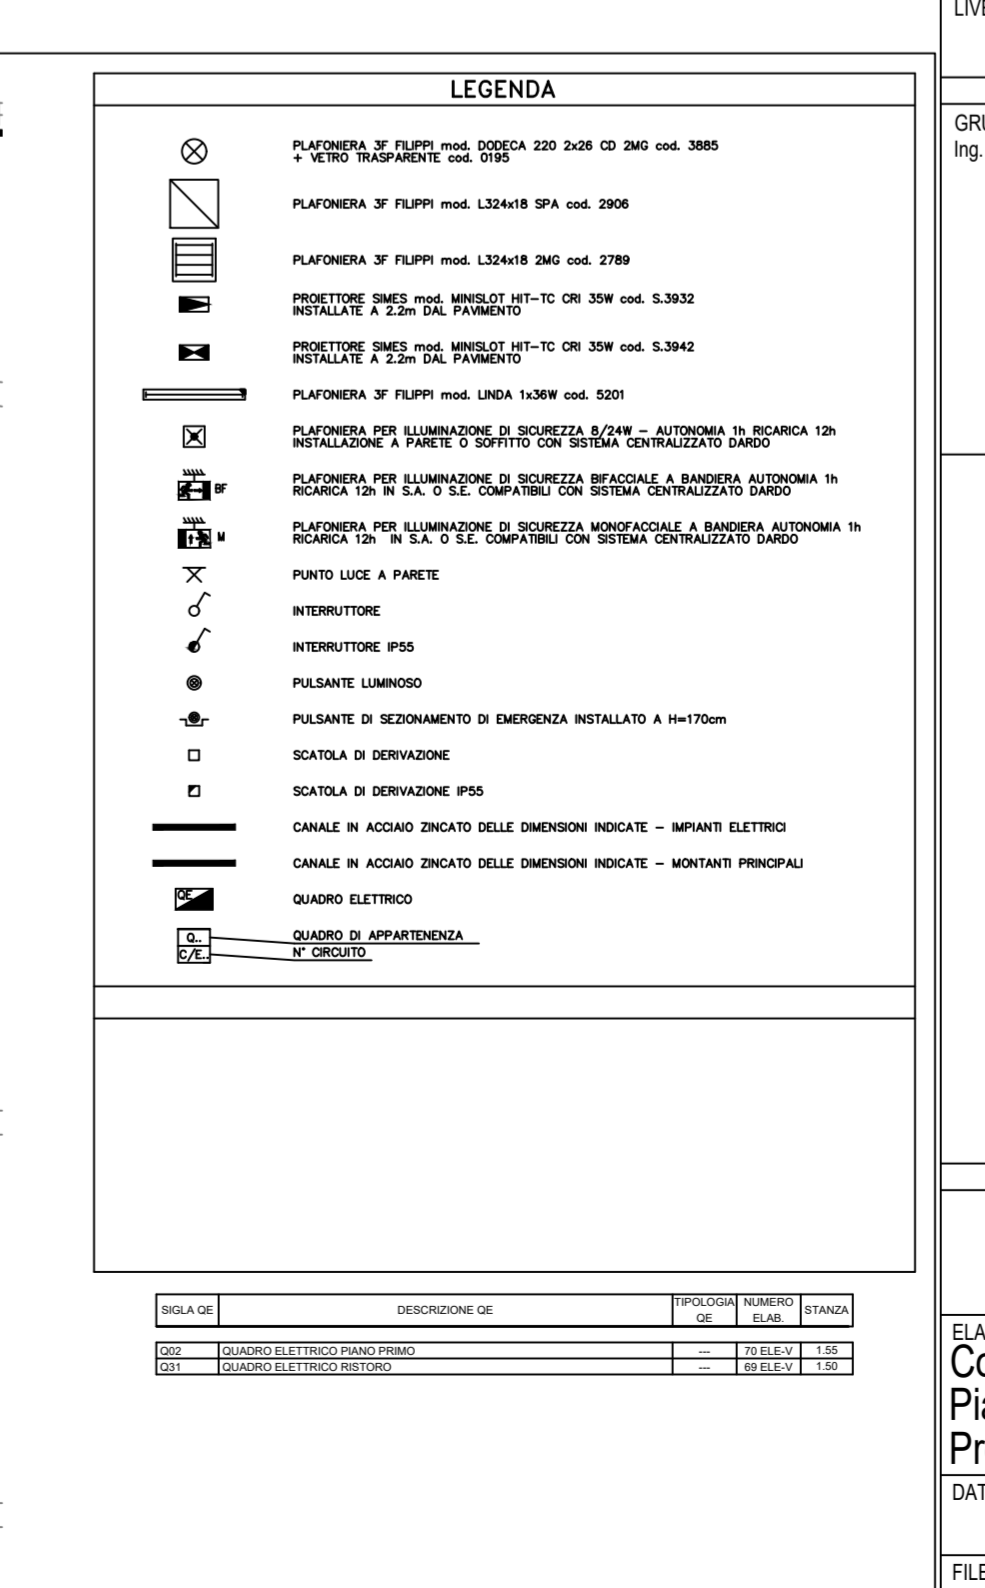
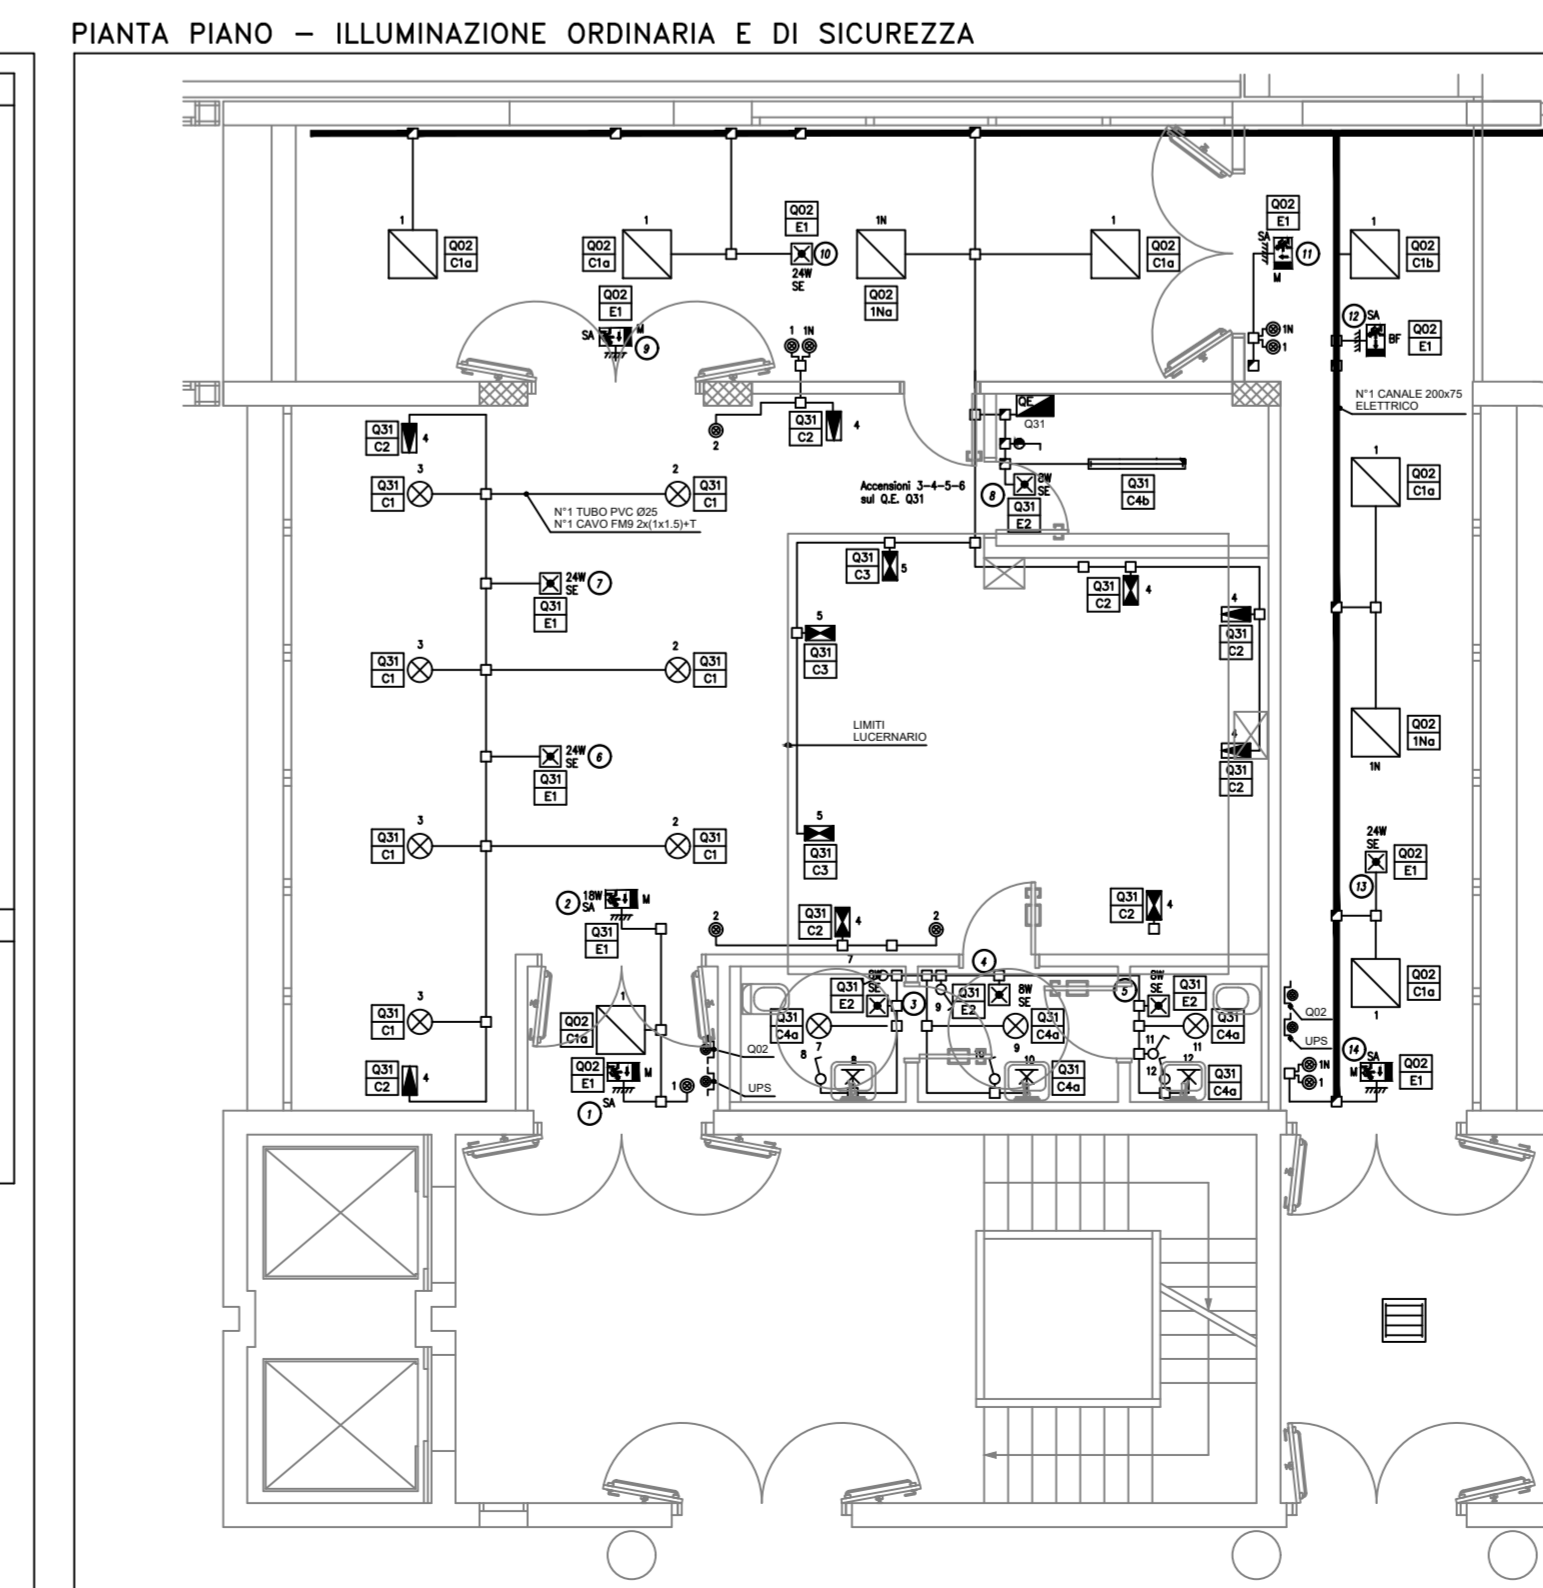
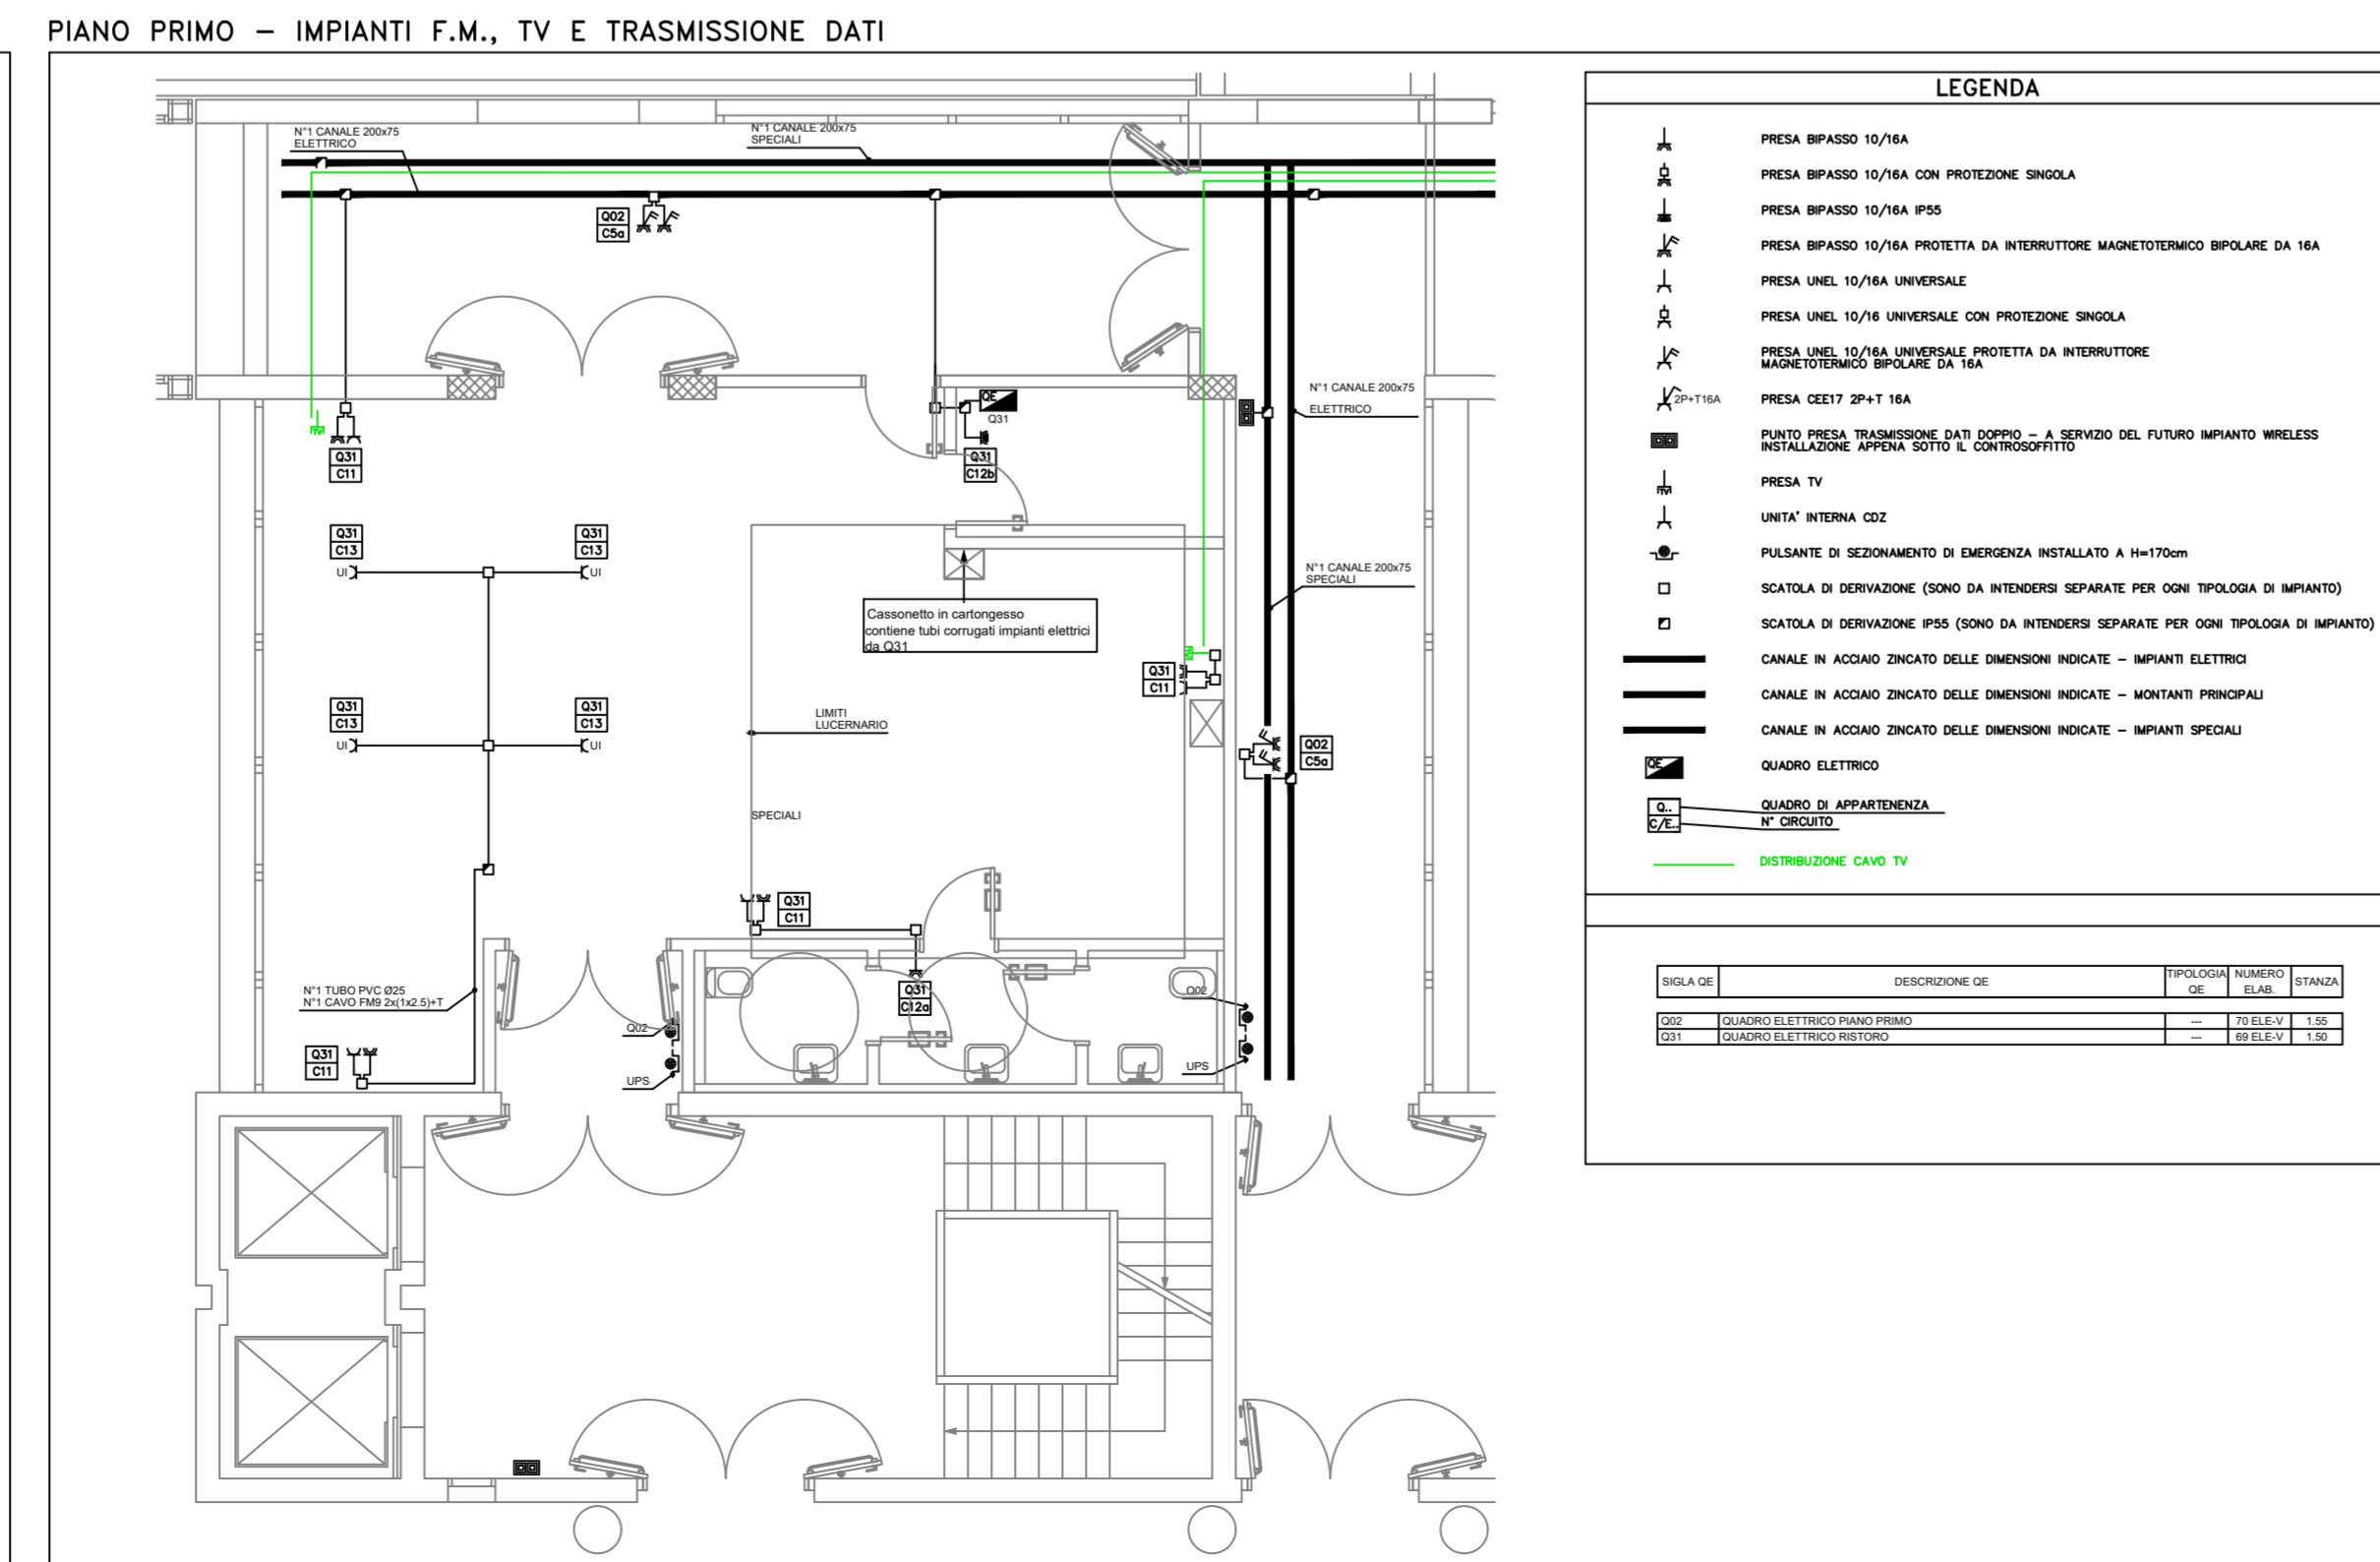


LA RAPPRESENTAZIONE GRAFICA DELLO STATO ATTUALE, ARCHITETTONICI ED IMPIANTI DEVE ESSERE VERIFICATA IN LOCO DALLA DITTA


DATA E PROT.	CONSEGNA	VERIFICA / VALIDAZIONE / APPROVAZIONE	DATA E PROT.				
<p>SERVIZIO SANITARIO REGIONALE EMILIA ROMAGNA Azienda Unità Sanitaria Locale di Reggio Emilia IRCCS Istituto in tecnologie avanzate e modelli assistenziali in oncologia</p>		<p>Clinical Care Center</p>					
<p>Dipartimento Tecnico Area Tecnica Patrimoniale</p> <p>TITOLO</p> <p>GESTIONE IN CONCESSIONE DI DURATA PLURIENNALE DEI SERVIZI BAR E PICCOLA RISTORAZIONE ALL'INTERNO DEI LOCALI DELL'OSPEDALE DI CORREGGIO DELL'AUSL DI REGGIO EMILIA LOTTO 1</p>							
LIVELLO							
ALLEGATI GRAFICI DI GARA							
GRUPPO DI LAVORO DIPARTIMENTO TECNICO Ing. Simona Valentini	TAMBI E FIRME	PROPRIETA'	<p>AZIENDA USL DI REGGIO EMILIA</p> <p>DIRETTORE GENERALE Dott.ssa Cristina Marchesi</p>				
DIPARTIMENTO TECNICO DIRETTORE Ing. Claudia Reggiani	RESPONSABILE UNICO DEL PROCEDIMENTO	DIREZIONE LAVORI	N. PROG. 01				
ELABORATO Corpo E2 Pianta Architettoniche con Individuazione Aree Oggetto di Concessione Prevenzione Incendi - Impianti elettrici e Speciali		CODICE PROG. G	ELAB. N. 01				
DATA: novembre 2020	FRATTALE	REFERENTE AMMINISTRATIVO	AGGIORNAMENTI				
FILE	ARCHIVIO AUSL N.	COLLABORATORE/ESTENSORE	<table border="1"> <tr> <td>1</td> <td>3</td> </tr> <tr> <td>2</td> <td>4</td> </tr> </table>	1	3	2	4
1	3						
2	4						

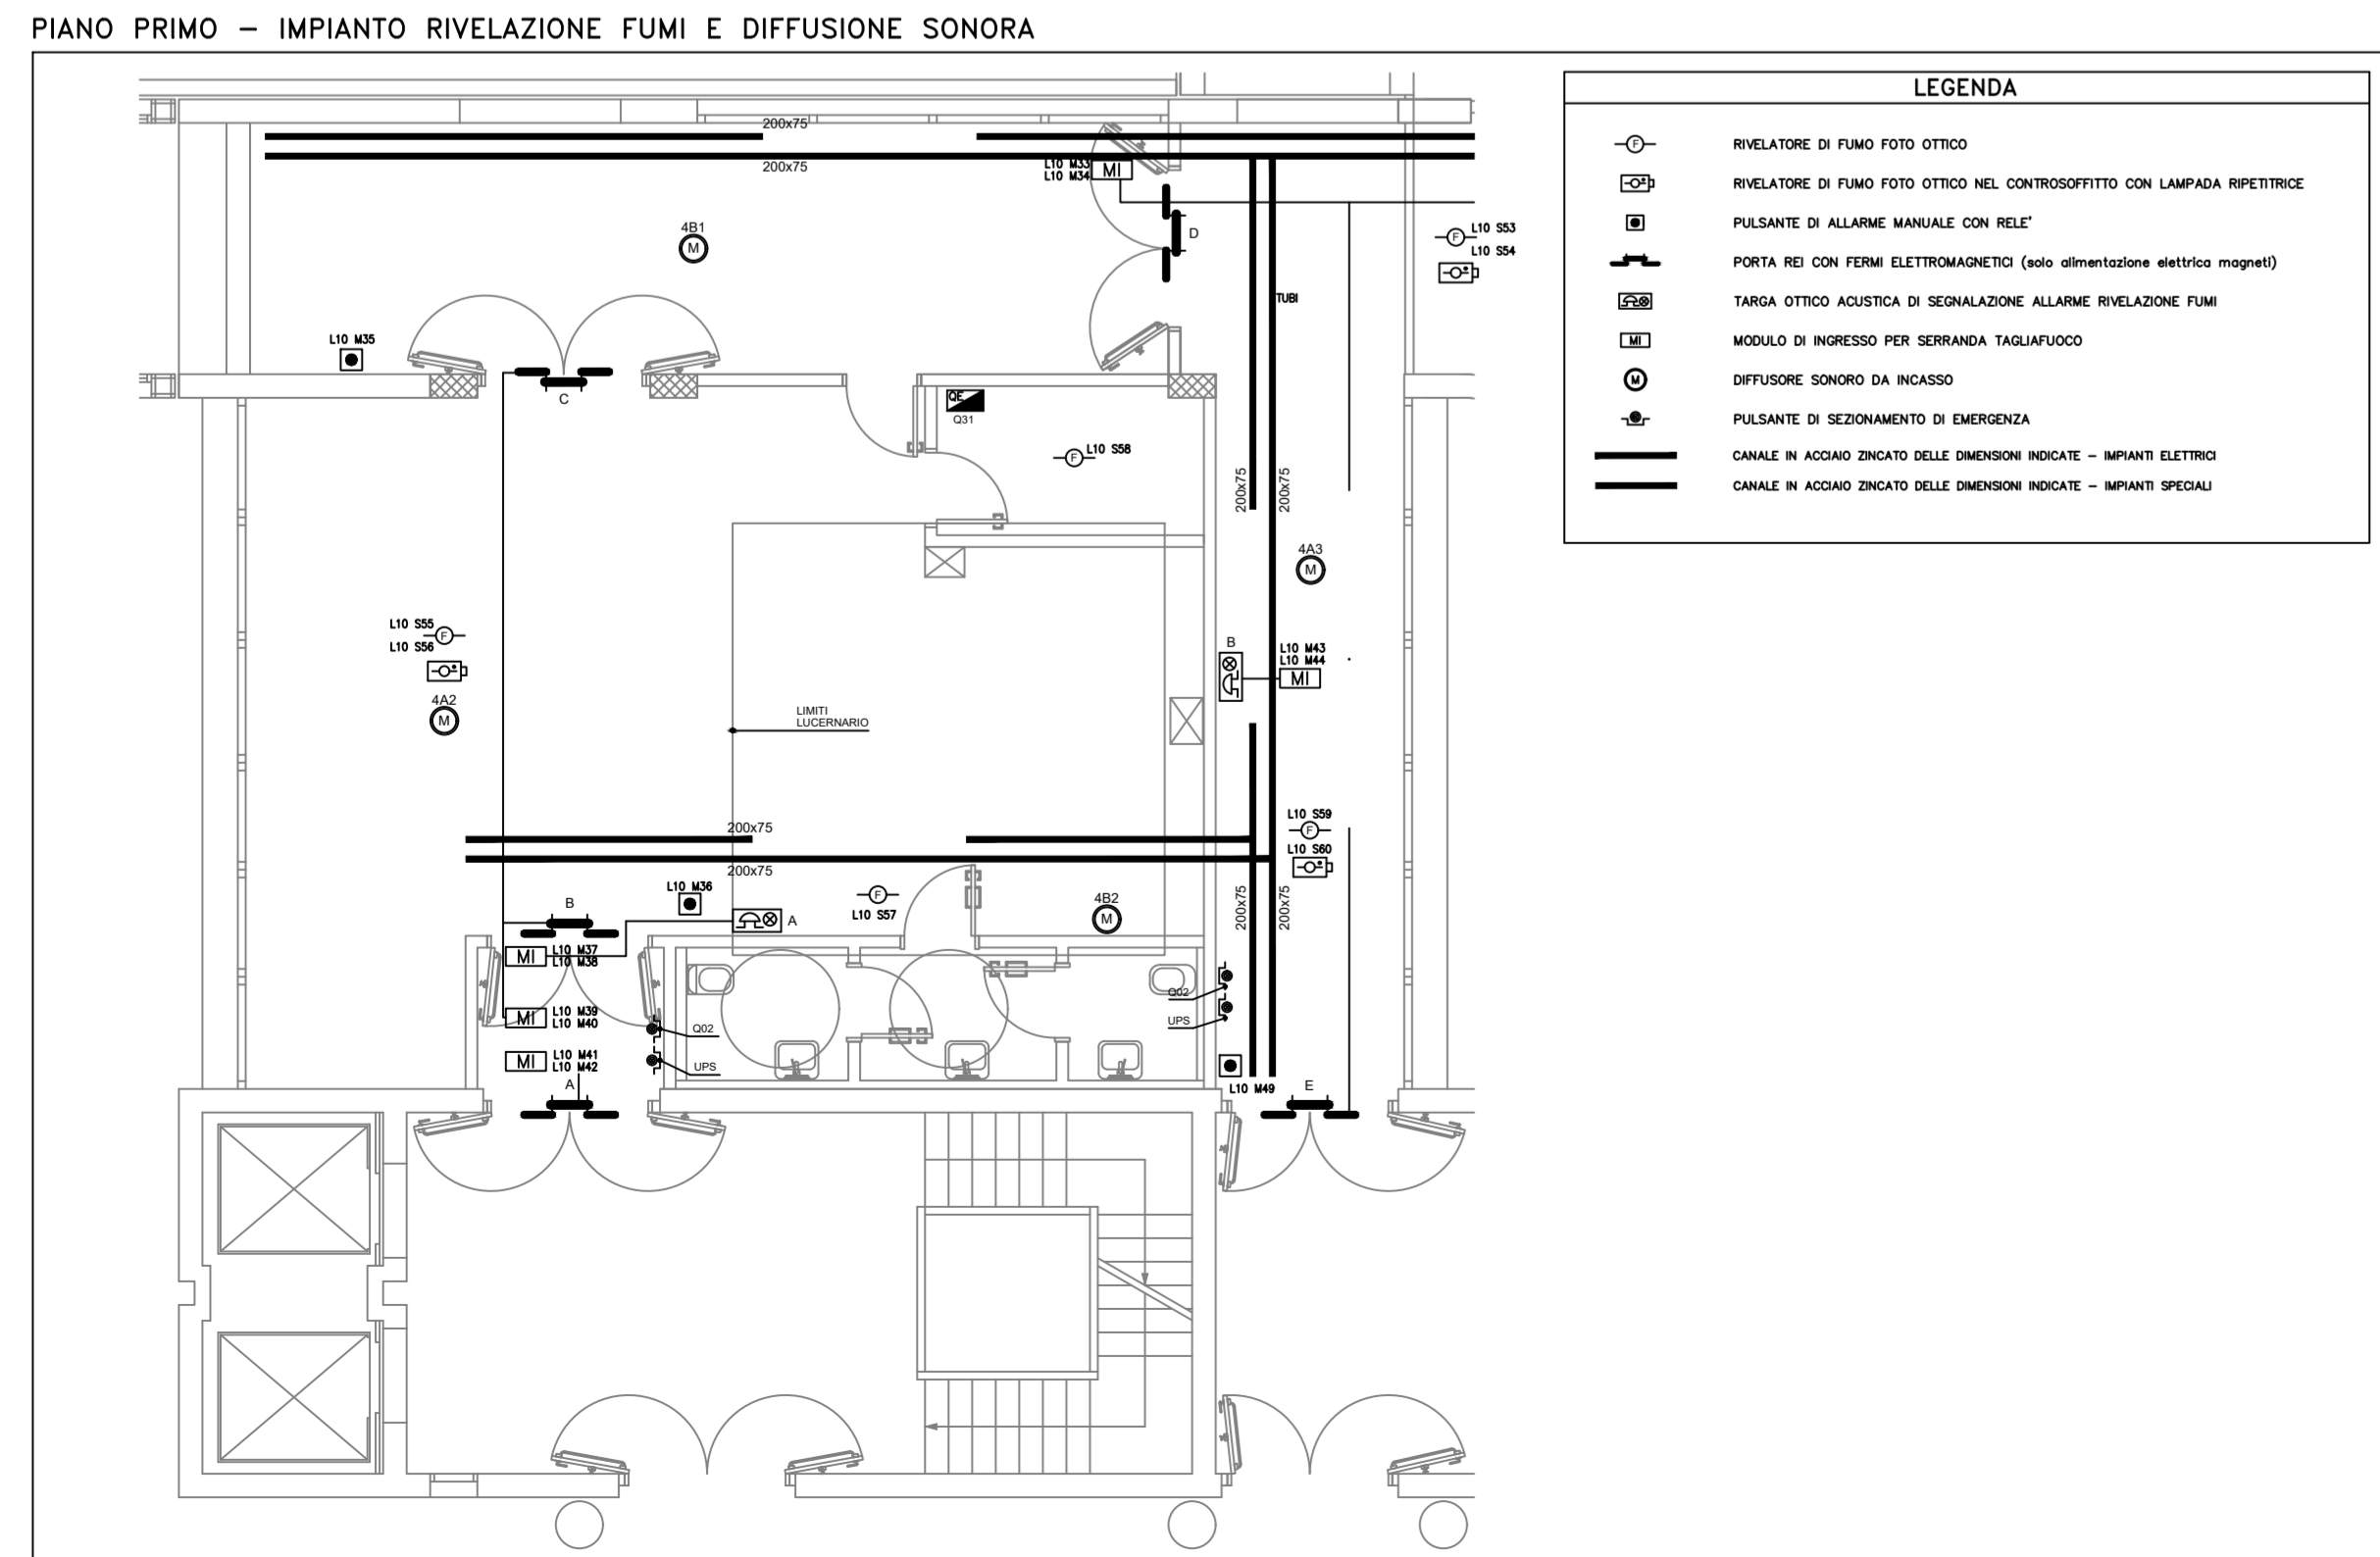

PIANO PRIMO - IMPIANTO DI CLIMATIZZAZIONE, RISCALDAMENTO, IMPIANTO DI MANDATA AD USO ESCLUSIVO TRAVI FREDDHE

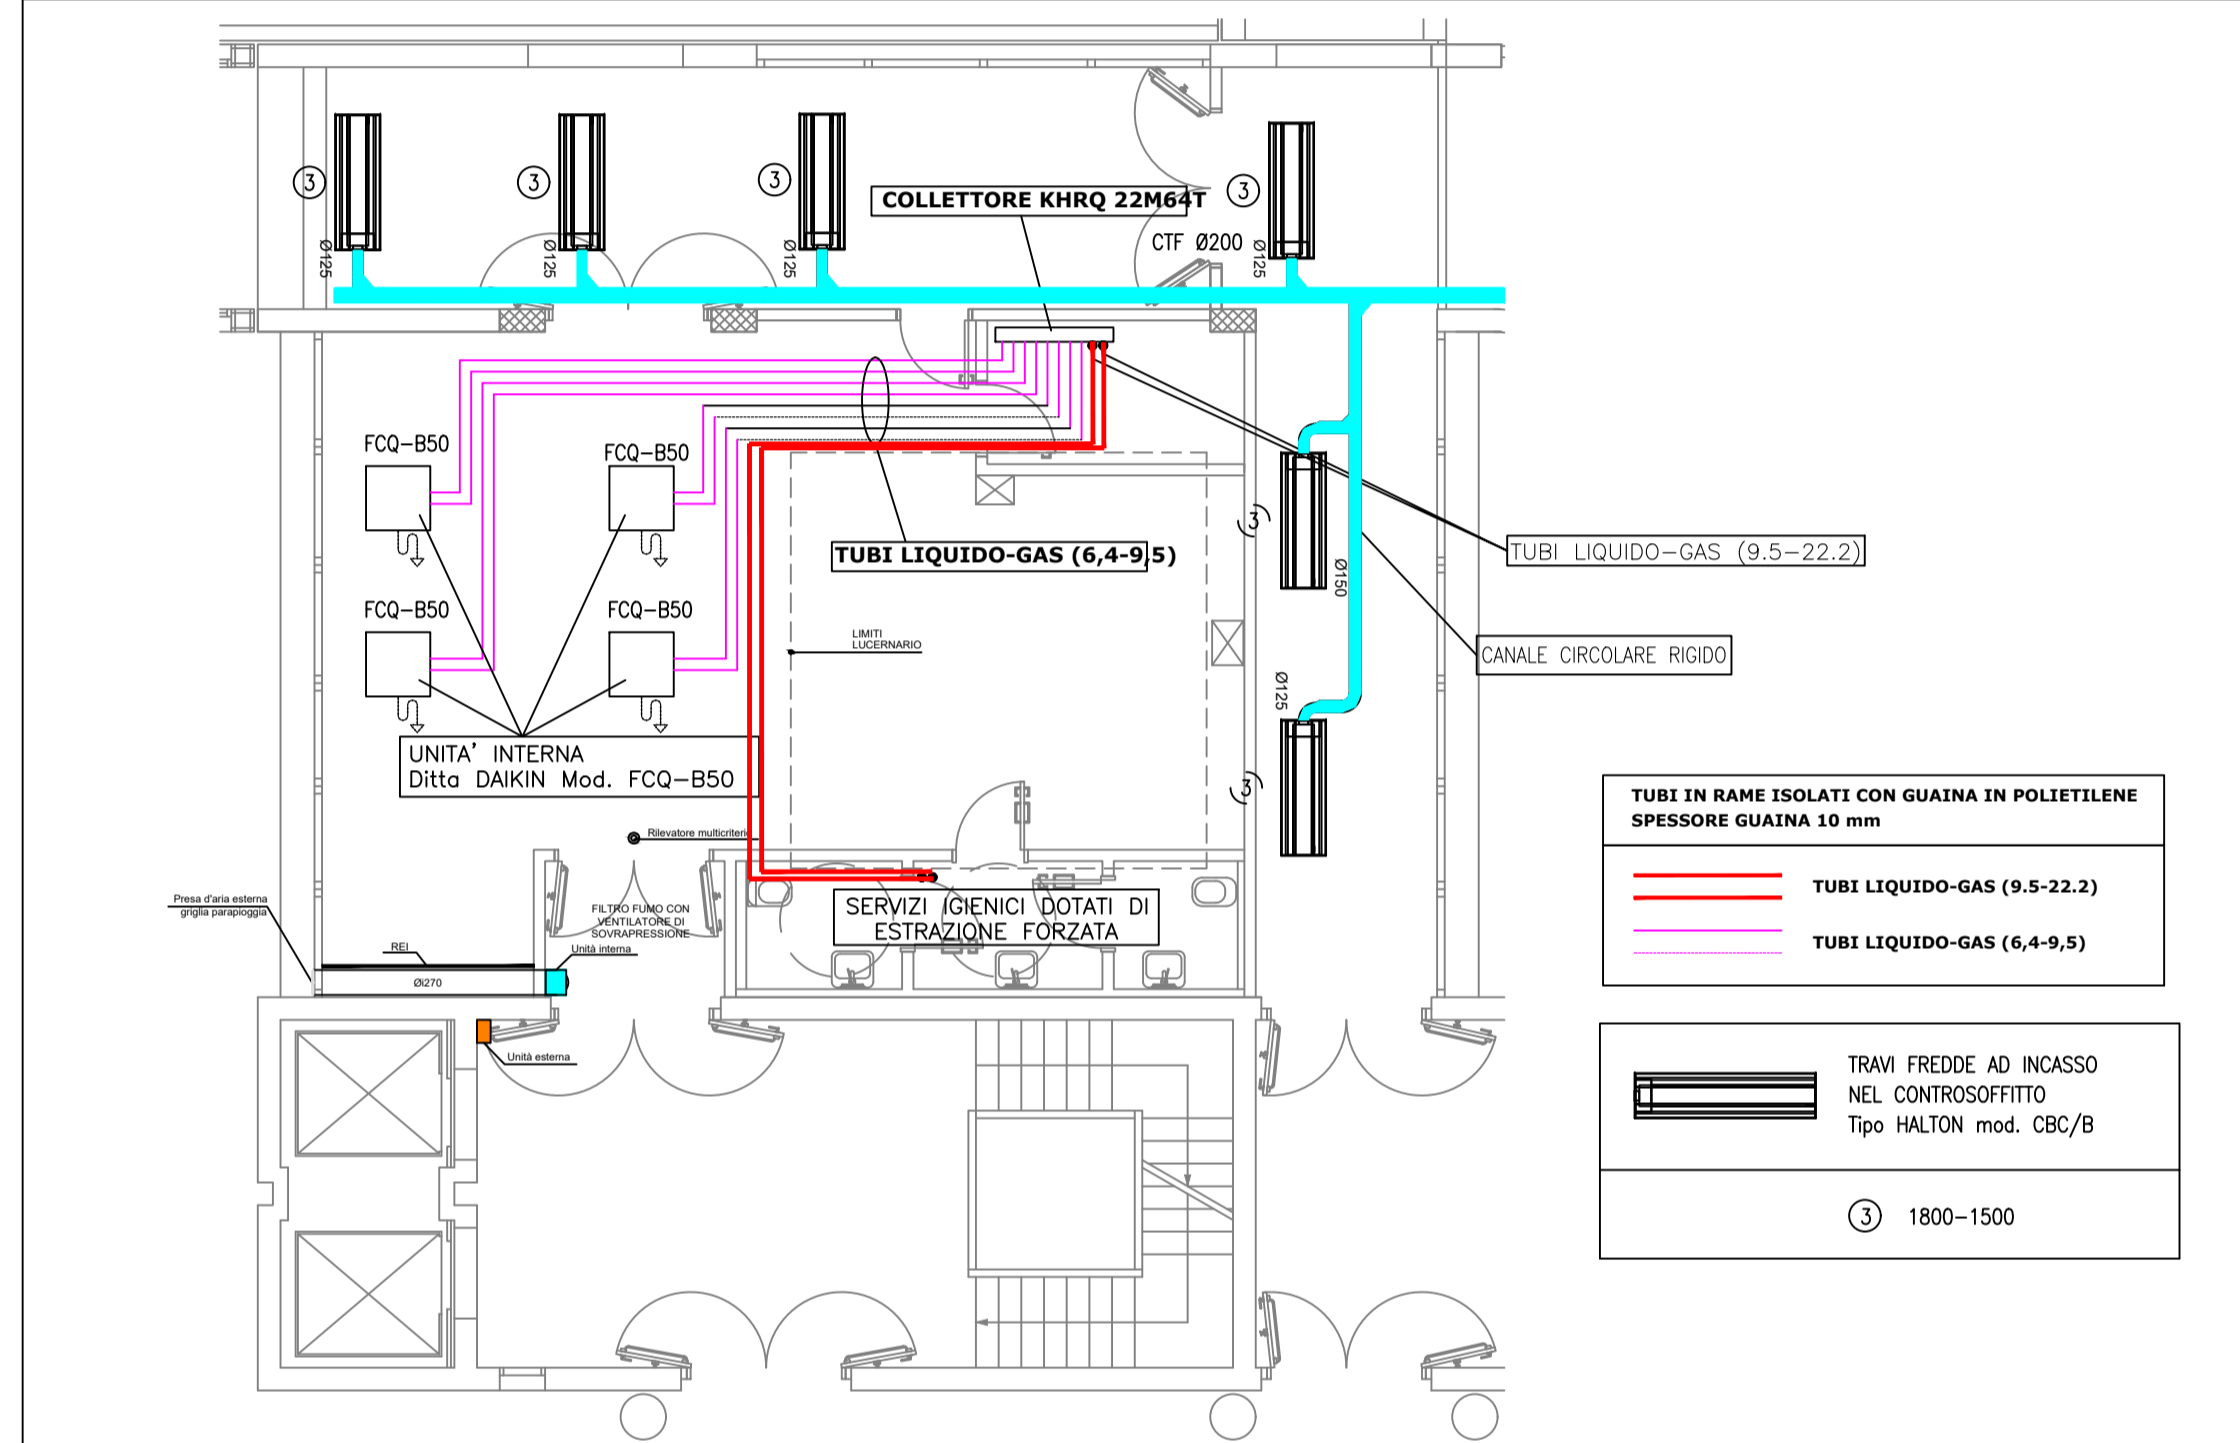


PIANO SECONDO-COPERTURA - IMPIANTO DI CLIMATIZZAZIONE Area oggetto di concessione per sola istallazione di impianti a servizio del bar.

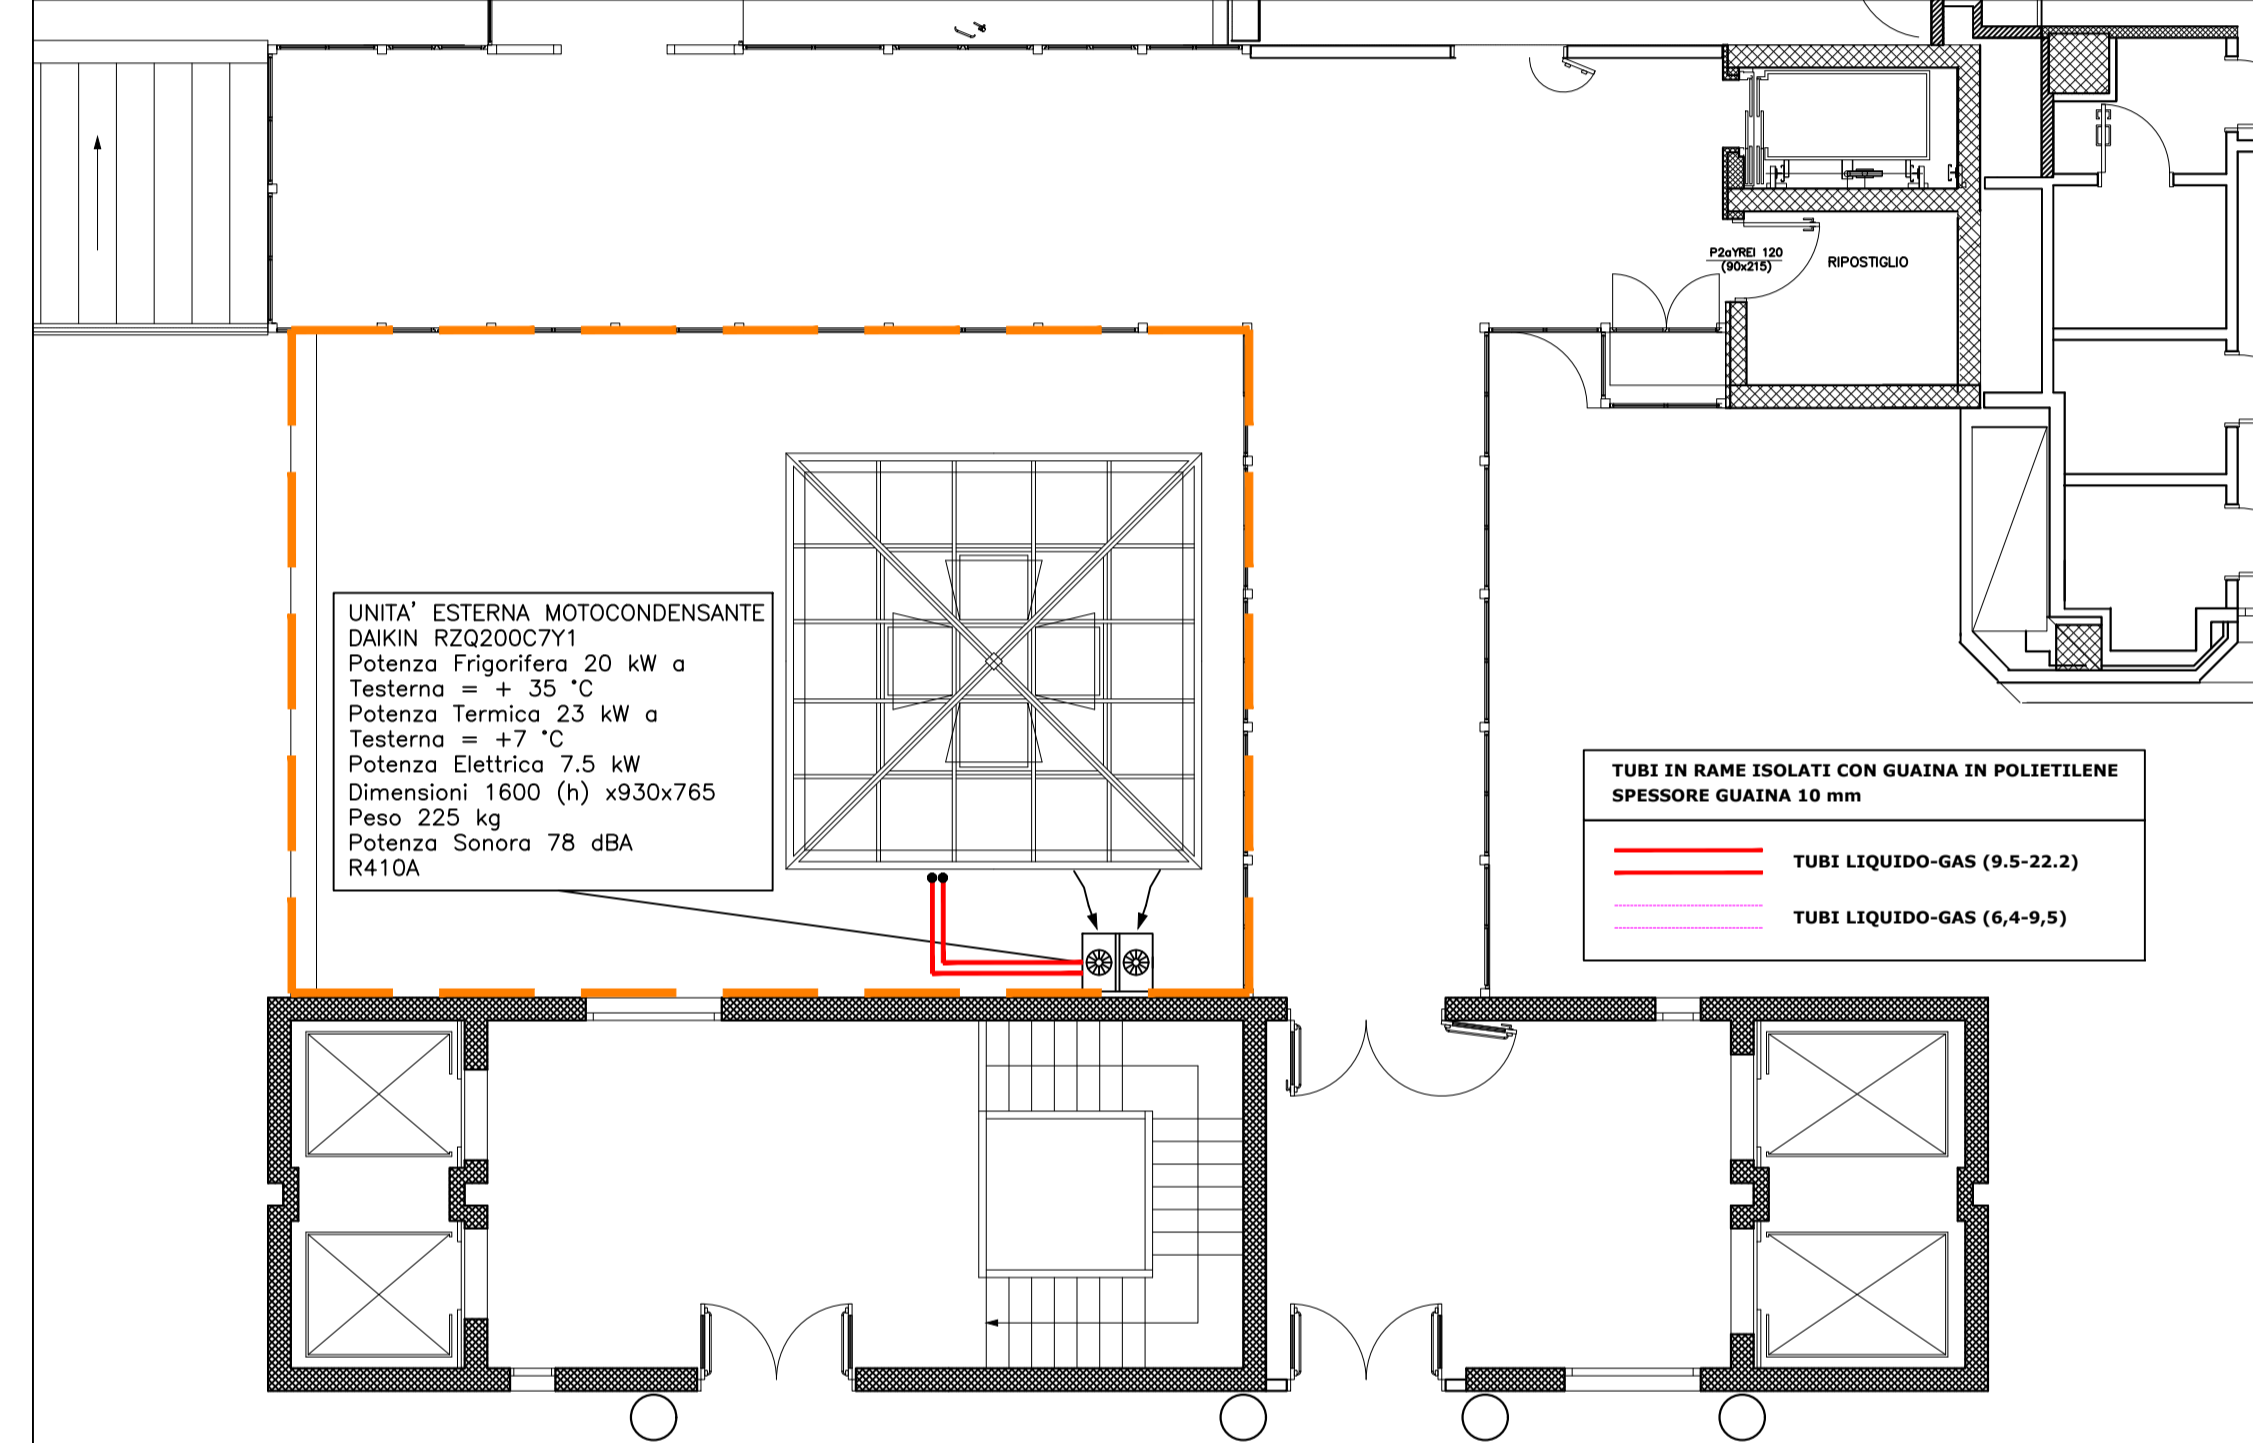


LA RAPPRESENTAZIONE GRAFICA DELLO STATO ATTUALE, ARCHITETTONICI ED IMPIANTI DEVE ESSERE VERIFICATA IN LOCO DALLA DITTA

PIANO PRIMO - IMPIANTO IDRICO SANITARIO

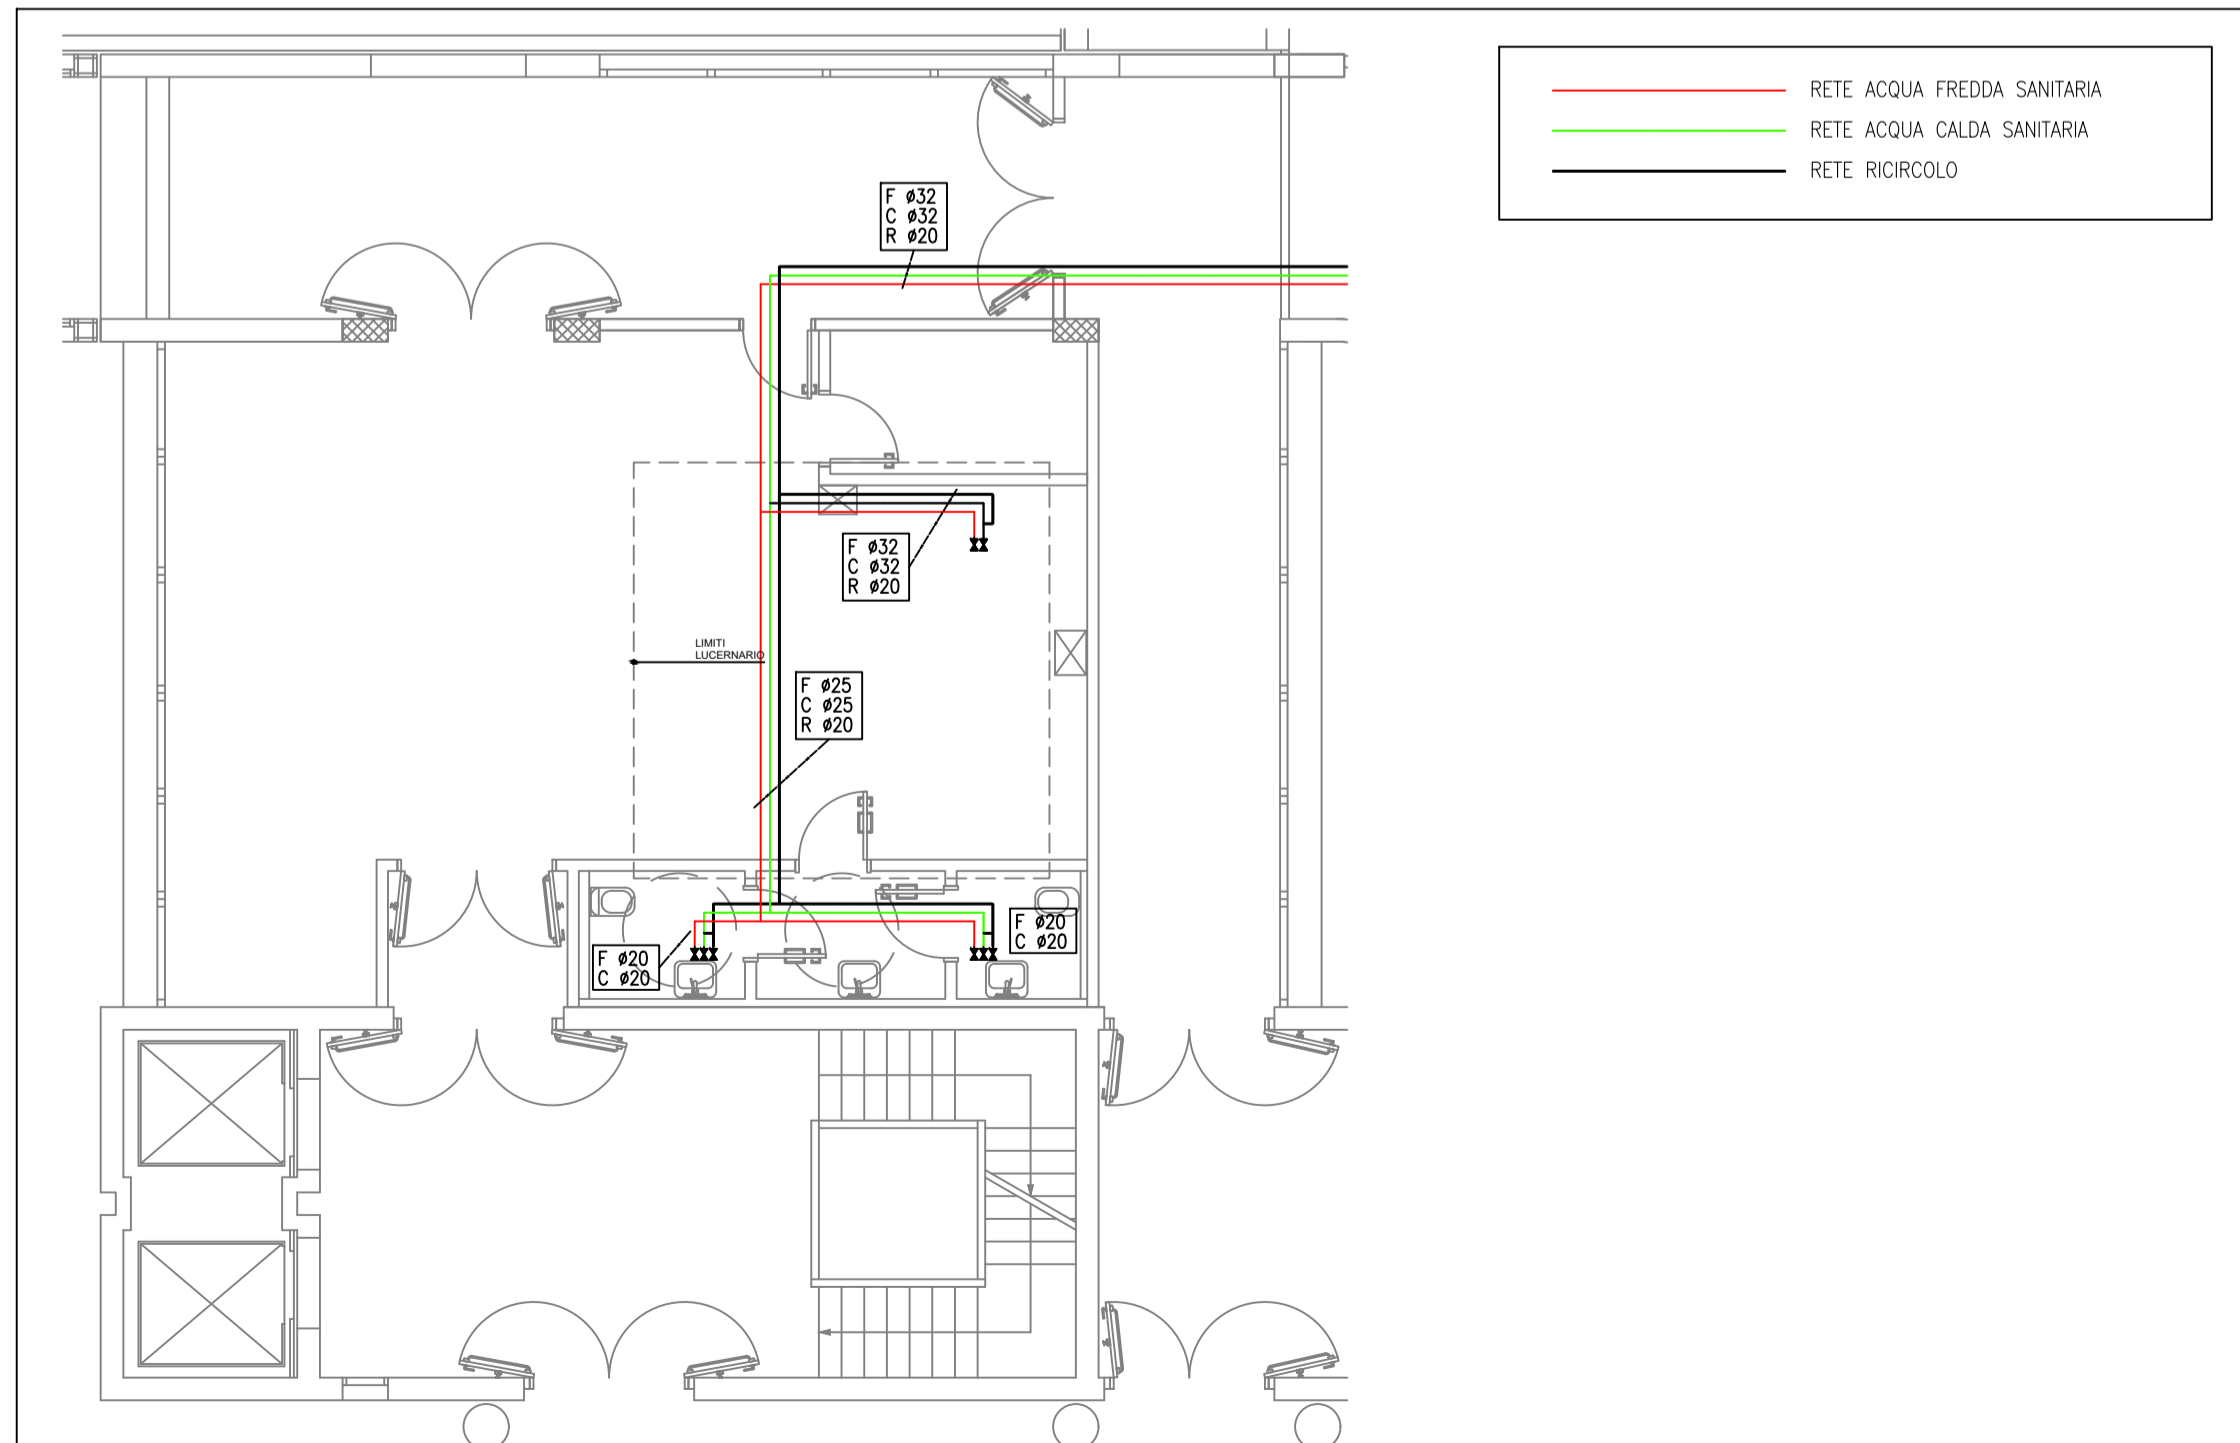

PIANO PRIMO - IMPIANTO IGIENICO SANITARIO - SCARICHI

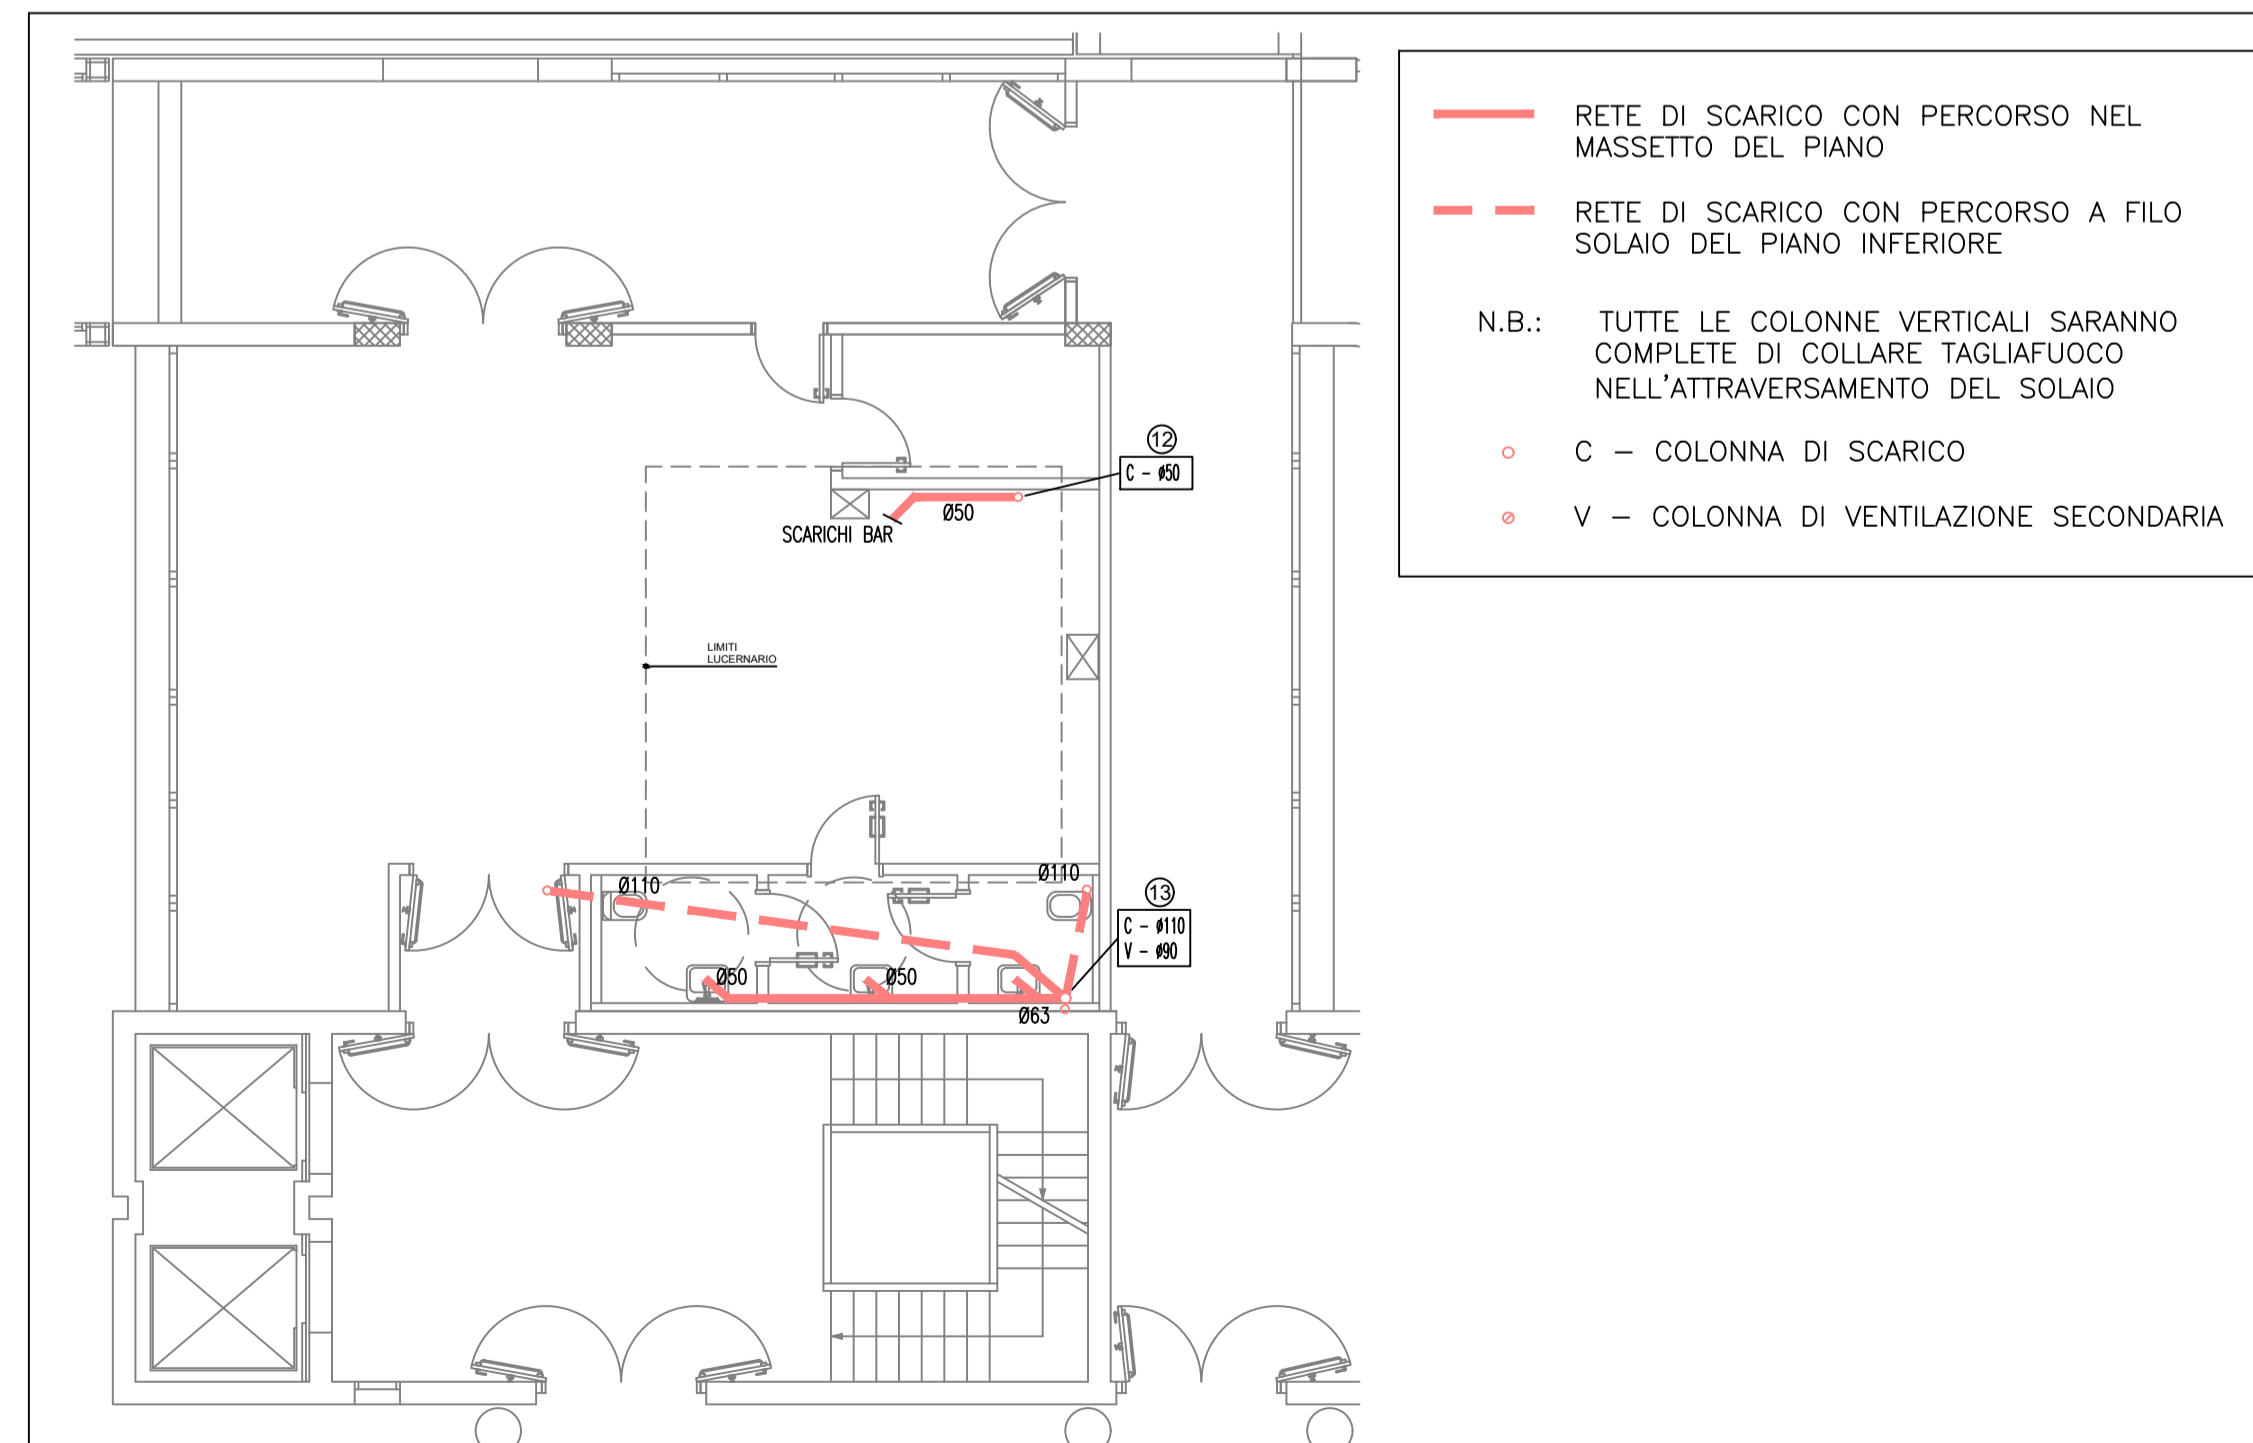

CONSEGNA		VERIFICA / VALIDAZIONE / APPROVAZIONE	
DATA E PROT.		DATA E PROT.	
<p>SERVIZIO SANITARIO REGIONALE EMILIA ROMAGNA Azienda Unità Sanitaria Locale di Reggio Emilia IRCCS Istituto in tecnologie avanzate e modelli assistenziali in oncologia</p>		<p>IAOCCI CLINICAL Cancer Centre</p>	
Dipartimento Tecnico Area Tecnica Patrimoniale			
TITOLO			
<p>GESTIONE IN CONCESSIONE DI DURATA PLURIENNALE DEI SERVIZI BAR E PICCOLA RISTORAZIONE ALL'INTERNO DEI LOCALI DELL'OSPEDALE DI CORREGGIO DELL'AUSL DI REGGIO EMILIA LOTTO 1</p>			
LIVELLO			
ALLEGATI GRAFICI DI GARA			
GRUPPO DI LAVORO DIPARTIMENTO TECNICO: Ing. Simona Valtelli	TIMBRI E FIRME	PROPRIETA'	
		<p>AZIENDA USL DI REGGIO EMILIA</p> <p>DIRETTORE GENERALE Dott.ssa Cristina Marchesi</p>	
DIPARTIMENTO TECNICO DIRETTORE Ing. Claudia Reggiani	RESPONSABILE UNICO DEL PROCEDIMENTO	DIREZIONE LAVORI	N. PROGRES. 02
ELABORATO: Corpo E2 Impianti Meccanici		CODICE PROG. G	ELAB. N. 02
DATA novembre 2020		PRATICA N.	SCALA 1:100
REFERENTE AMMINISTRATIVO		AGGIORNAMENTI	
FILE	ARCHIVIO AUSL N.	COLLABORATORE/ESTENSORE	
			1 3
			2 4